

— УЗЕЛ В МОНОЛИТЕ


--- ПРОЛОЖИТЬ В ТРУБЕ В МОНОЛИТЕ ВЕРХНЕЙ ПЛИТЫ ПЕРЕКРЫТИЯ

— ПРОЛОЖИТЬ В ТРУБЕ В МОНОЛИТЕ НИЖНЕЙ ПЛИТЫ ПЕРЕКРЫТИЯ

НА ПЛАНАХ ПРИВЯЗКА ОТВЕТСТВЕННЫХ КОРОБОК УКАЗАНА ОРИЕНТИРОВОЧНО. КОРОБОК УСТАНАВЛИВАТЬ МЕЖДУ СТЕРЖНЯМИ АРМАТУРЫ, НЕ ПЕРЕРЕЗАЯ И НЕ ОТБИВАЯ ПОСЛЕДНИЕ. ЗАЗОР МЕЖДУ КРАЕМ КОРОБОКИ И АРМАТУРНЫМ СТЕРЖНЕМ ДОЛЖЕН БЫТЬ НЕ МЕНШЕ 30ММ. ТРУБНУЮ РАЗВОДКУ В МОНОЛИТЕ ПРОКЛАДЫВАТЬ, НЕ НАРУШАЯ АРМАТУРУ ПЛИТЫ.

АПУ2-134-02-ЭЛ.КЖ					
Многоэтажные жилые дома с нежилыми помещениями, встроенными детскими дошкольными учреждениями и подземными паркингами по ул. Машинная-Луганская в Октябрьском районе г. Екатеринбурга.					
Жилой дом №2 с офисами				Стадия	Лист
				Р	3
Гл. спец	Гонтаренко	10.13	План 2 этажа. Расположение электрических отверстий и трубной разводки		
Провер.	Завьялова	10.13			
Разраб.	Завьялова	10.13			
Копировал					
Формат А2					

Инв. N подл. Подпись и дата. Взам. инв. N

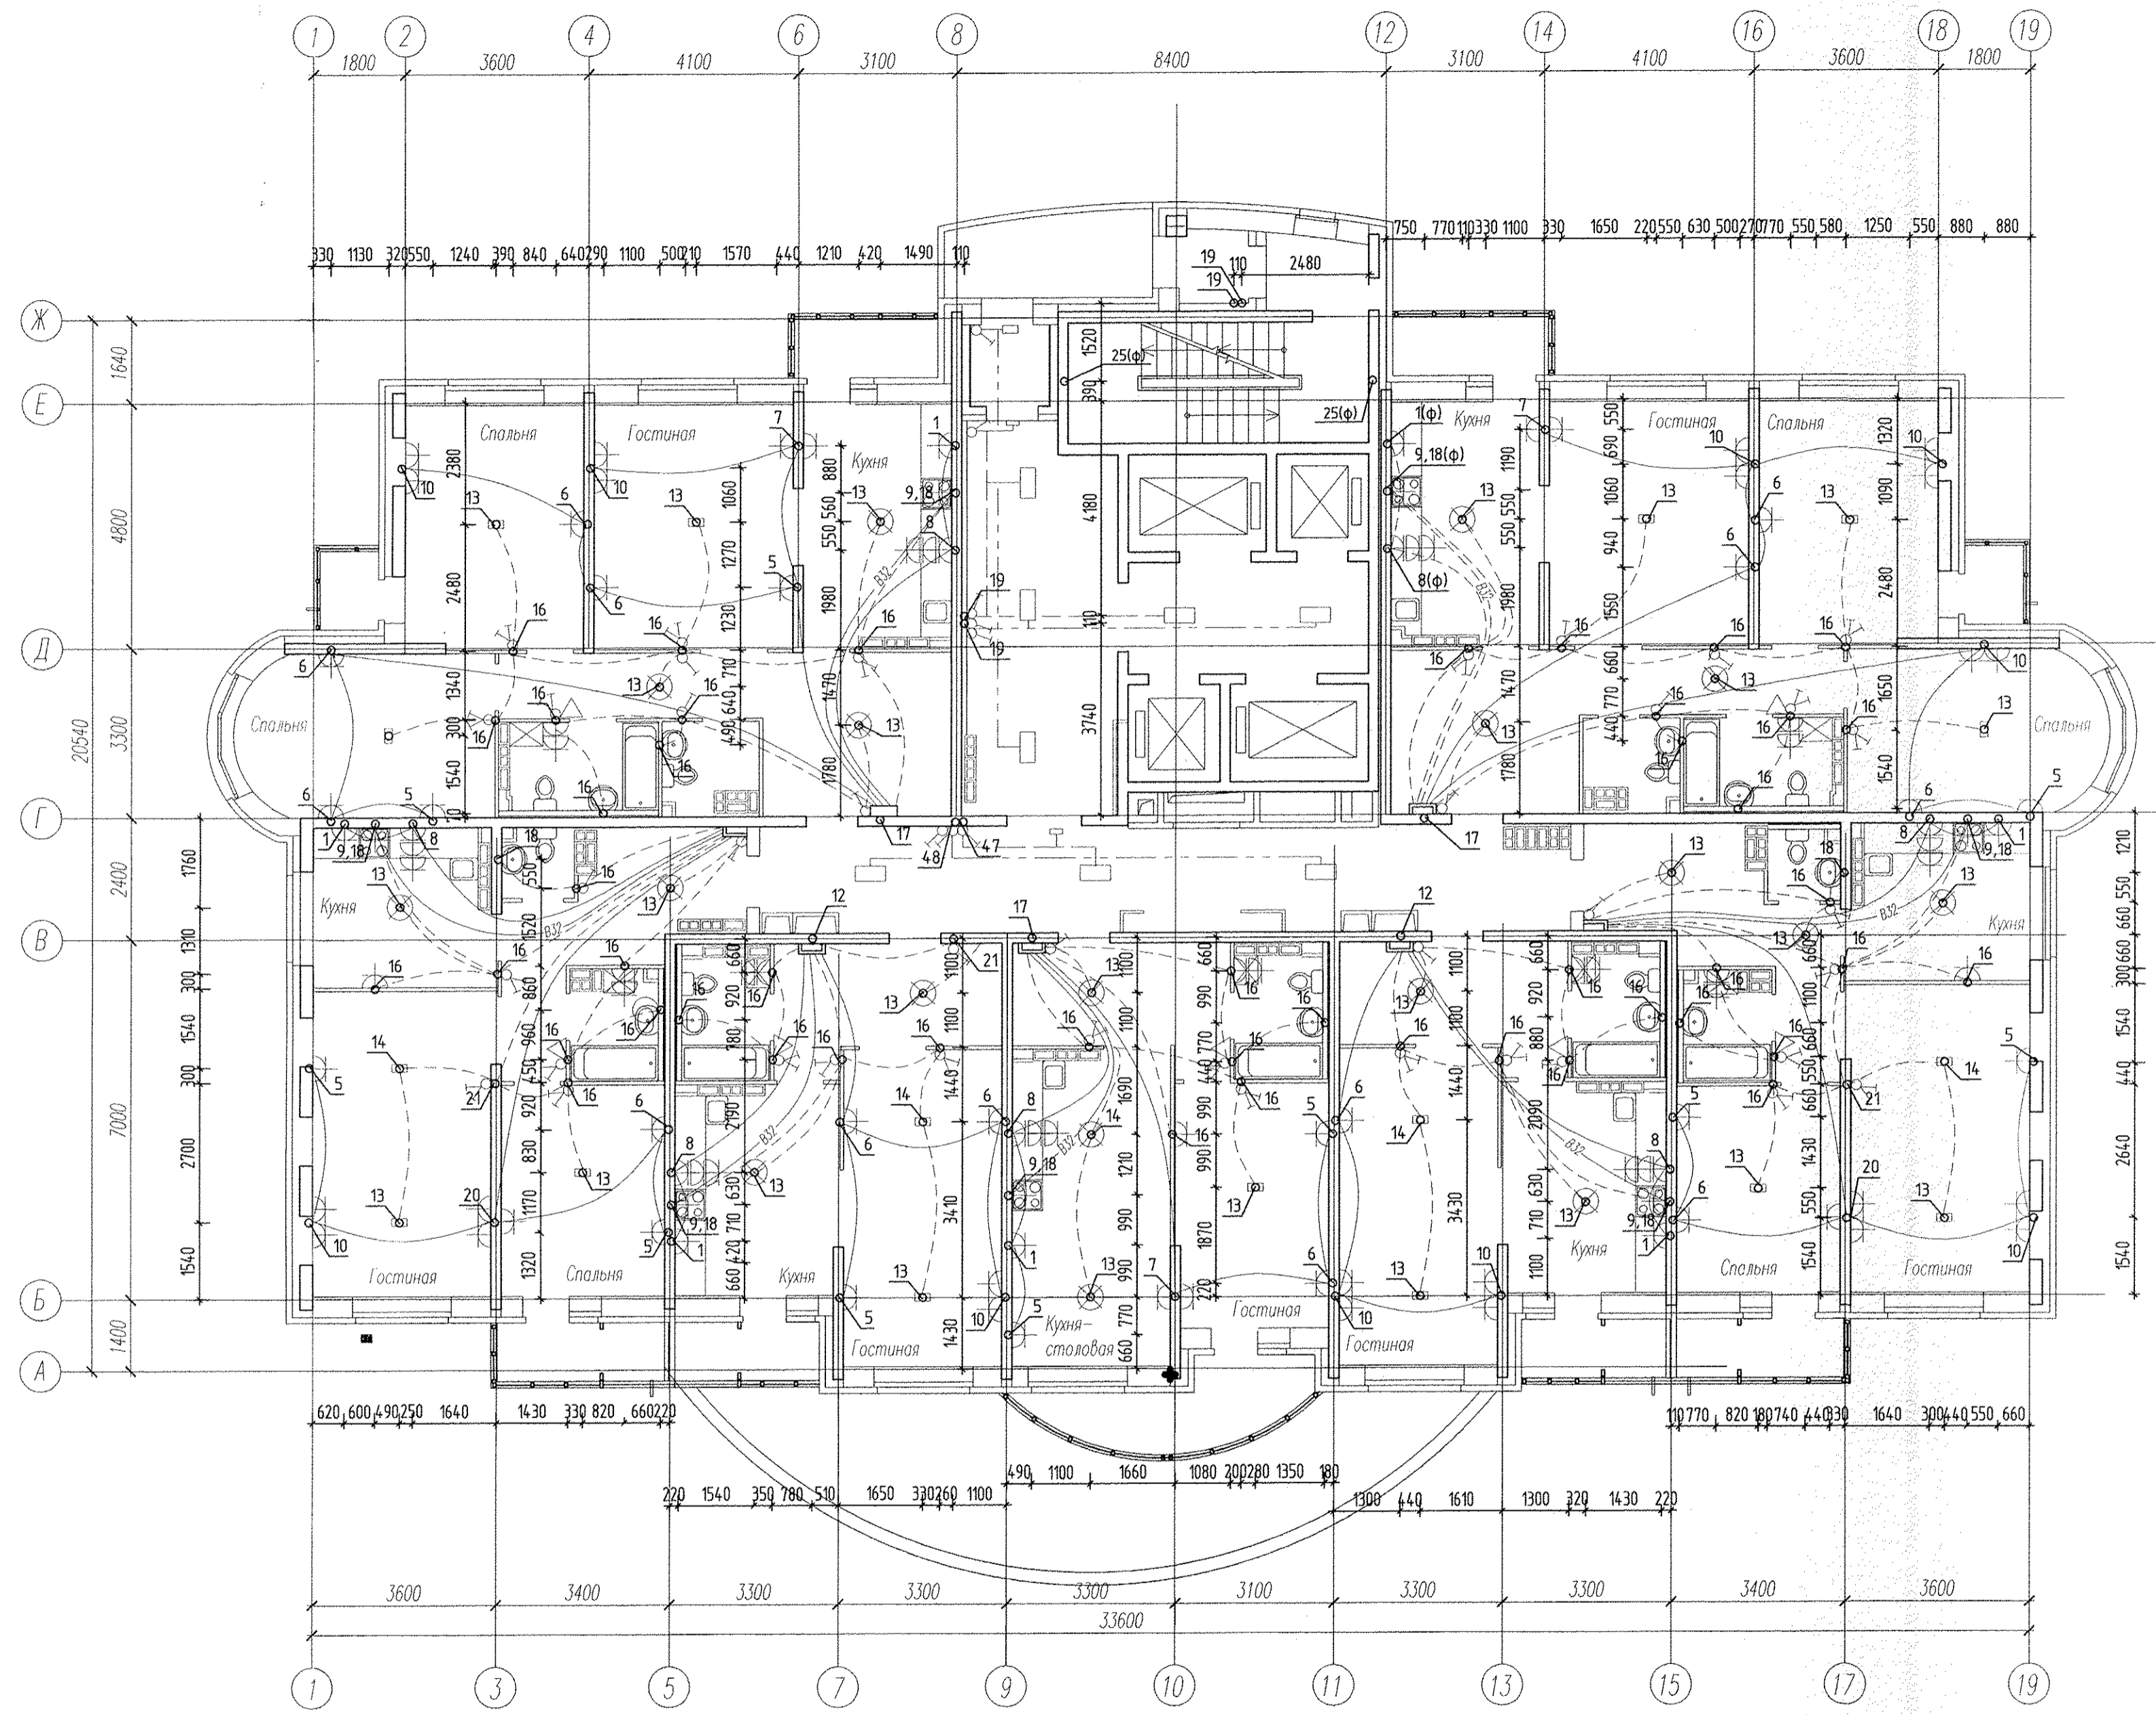

— УЗЕЛ В МОНОЛИТЕ


--- ПРОЛОЖИТЬ В ТРУБЕ В МОНОЛИТЕ ВЕРХНЕЙ ПЛИТЫ ПЕРЕКРЫТИЯ

— ПРОЛОЖИТЬ В ТРУБЕ В МОНОЛИТЕ НИЖНЕЙ ПЛИТЫ ПЕРЕКРЫТИЯ

НА ПЛАНАХ ПРИВЯЗКА ОТВЕТСТВЕННЫХ КОРОБОК УКАЗАНА ОРИЕНТИРОВОЧНО.
КОРОБКИ УСТАНАВЛИВАТЬ МЕЖДУ СТЕЖИЯМИ АРМАТУРЫ, НЕ ПЕРЕРЕЗАЯ И НЕ ОТГИБАЯ ПОСЛЕДНИЕ.
ЗАЗОР МЕЖДУ КРАЕМ КОРОБКИ И АРМАТУРНЫМ СТЕЖИЕМ ДОЛЖЕН БЫТЬ НЕ МЕНЕЕ 30ММ.
ТРУБНУЮ РАЗВОДКУ В МОНОЛИТЕ ПРОКЛАДЫВАТЬ, НЕ НАРУШАЯ АРМАТУРУ ПЛИТЫ.

				АПУ2-134-02-ЭЛ.КЖ		
				Многоэтажные жилые дома с нежилыми помещениями, встроенными детскими дошкольными учреждениями и подземными паркингами по ул. Машинная-Луганская в Октябрьском районе г. Екатеринбурга.		
				Жилой дом №2 с офисами		
				Стадия	Лист	Листов
				Р	4	
				ЗАО "Корпорация "Атомстройкомплекс"		
				Формат А2		
Гл. спец	Гонтаренко	10.13	10.13	План 3-24 этажей. Расположение электрических отверстий и трубной разводки		
Провер.	Завьялова	10.13	10.13			
Разраб.	Завьялова	10.13	10.13			
				Копировал		

Инв. N подл. Подпись и дата Взам. инв. N

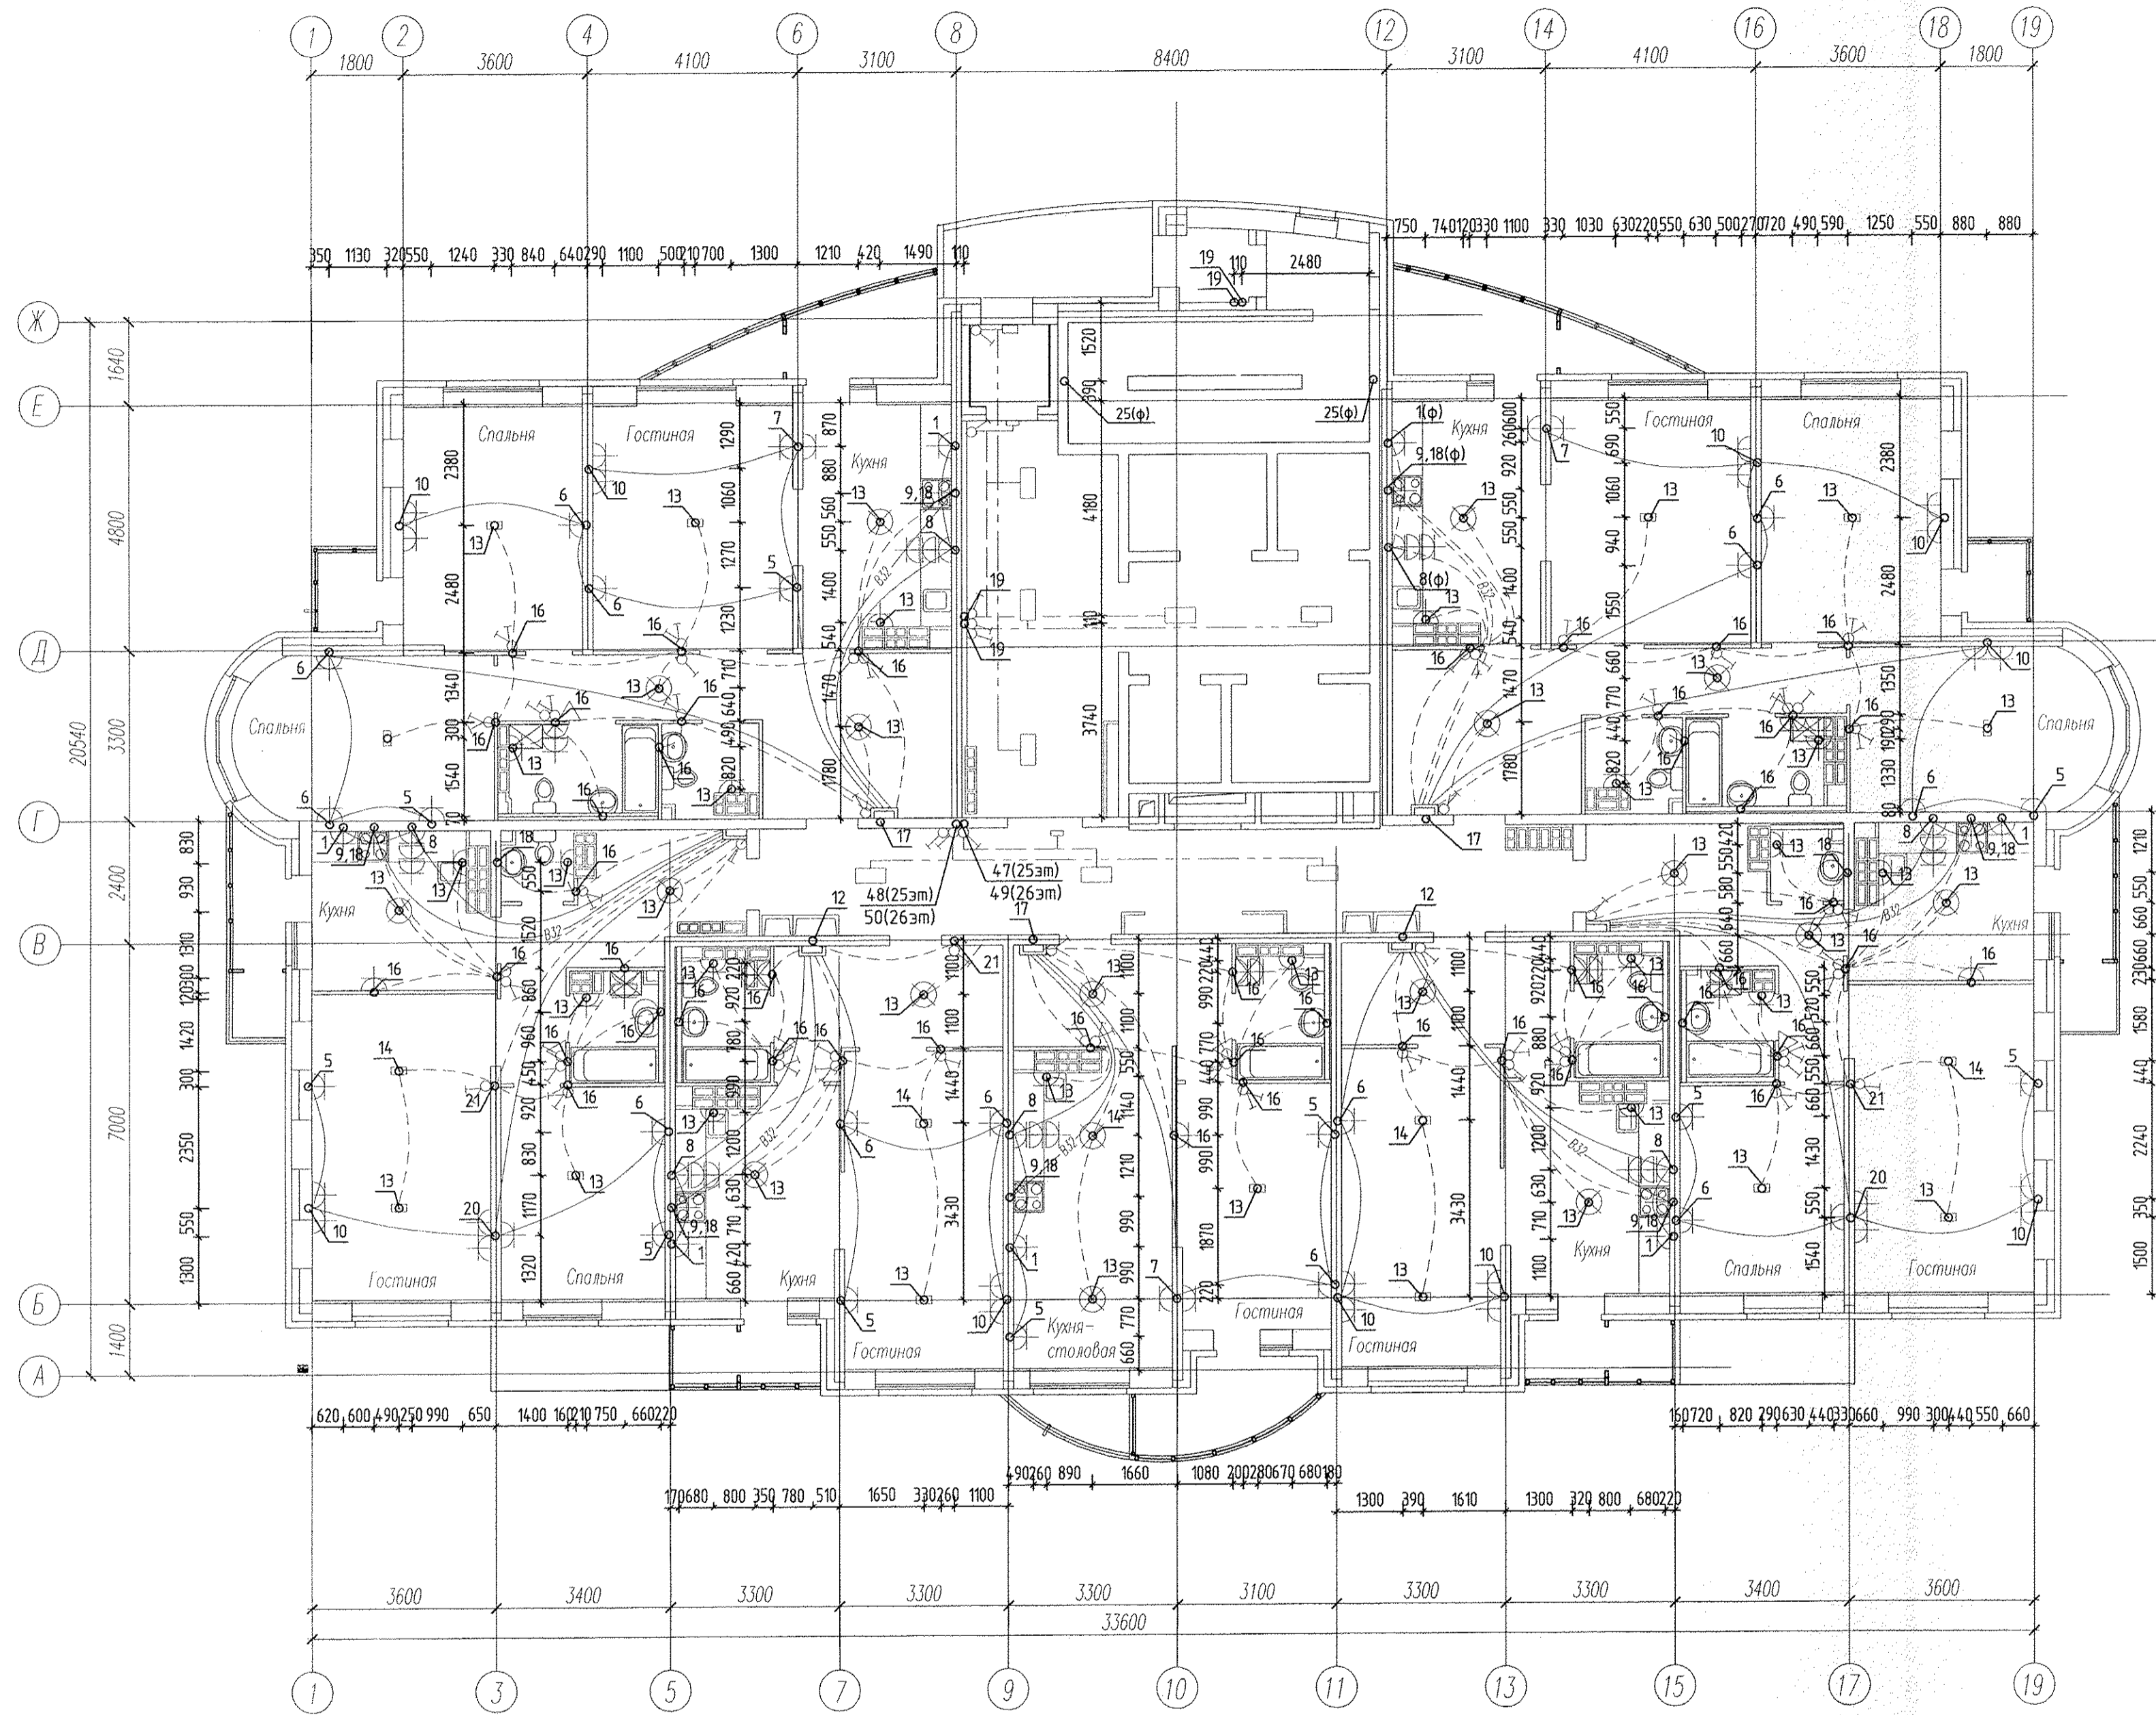

— УЗЕЛ В МОНОЛИТЕ

--- ПРОДОЛЖИТЬ В ТРУБЕ В МОНОЛИТЕ ВЕРХНЕЙ ПЛИТЫ ПЕРЕКРЫТИЯ

— ПРОДОЛЖИТЬ В ТРУБЕ В МОНОЛИТЕ НИЖНЕЙ ПЛИТЫ ПЕРЕКРЫТИЯ

НА ПЛАНАХ ПРИВЯЗКА ОТВЕТСТВЕННЫХ КОРОБОК УКАЗАНА ОРИЕНТИРОВОЧНО.
КОРОБКИ УСТАНАВЛИВАТЬ МЕЖДУ СЕРЖНЯМИ АРМАТУРЫ, НЕ ПЕРЕРЕЗАЯ И НЕ ОТБИВАЯ ПОСЛЕДНИЕ.
ЗАЗОР МЕЖДУ КРАЕМ КОРОБКИ И АРМАТУРНЫМ СЕРЖНЕМ ДОЛЖЕН БЫТЬ НЕ МЕНЕЕ 30ММ.
ТРУБНУЮ РАЗВОДКУ В МОНОЛИТЕ ПРОКЛАДЫВАТЬ, НЕ НАРИШАЯ АРМАТУРУ ПЛИТЫ.

					АПУ2-134-02-ЭЛ.КЖ			
1	З.А.М.	921-14	В.С.А.	10.14	Многоэтажные жилые дома с нежилыми помещениями, встроенными детскими дошкольными учреждениями и подземными паркингами по ул. Машинная-Луганская в Октябрьском районе г. Екатеринбурга.			
Изм.	Кол.уч.	Лист	№ док.	Подпись	Дата			
						Жилой дом №2 с офисами		
						Стация	Лист	Листов
						Р	5	
Гл. спец	Гончаренко	С.И.	10.13	План 25,26 этажей. Расположение электрических отверстий и трубной разводки				
Провер.	Завьялова	В.С.	10.13					
Разраб.	Завьялова	В.С.	10.13					
						Копировал		
						Формат А2		

Инв. № подл. Подпись и дата Взам. инв. №