



План технического подполья здания
г.Екатеринбург
переулок Переходный, дом 9 (кв.1-175)
Масштаб 1:200

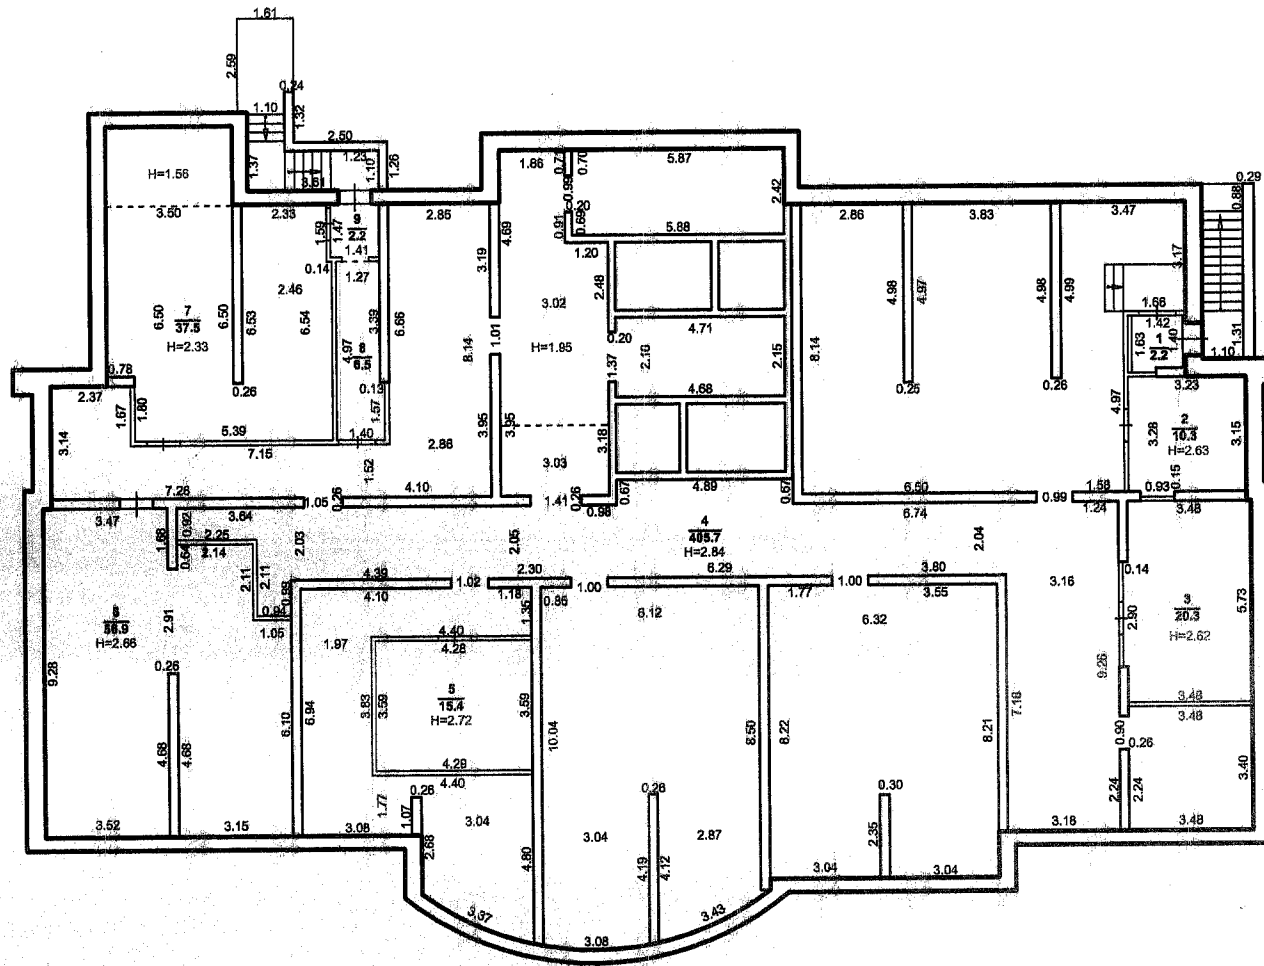


План 1 этажа здания
г.Екатеринбург
перулок Переходный, дом 9 (кв.1-175)
Масштаб 1:200

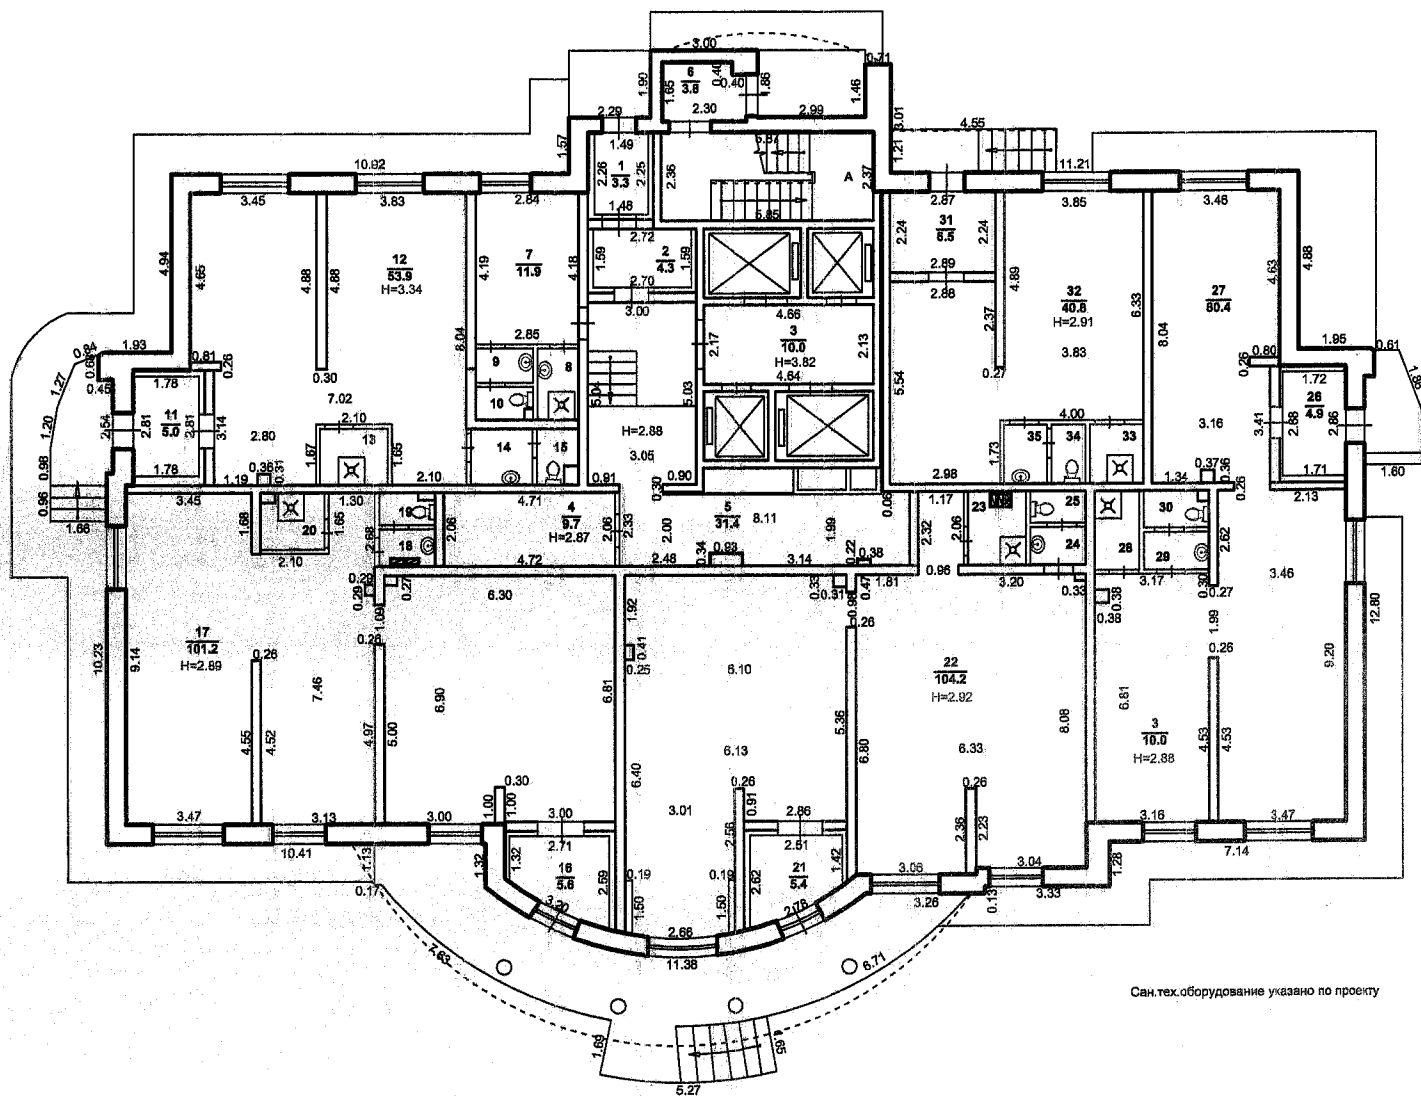


Сан.тех.оборудование указано по проекту

План 3 этажа здания
г.Екатеринбург
переулок Переходный, дом 9 (кв.1-175)
Масштаб 1:200

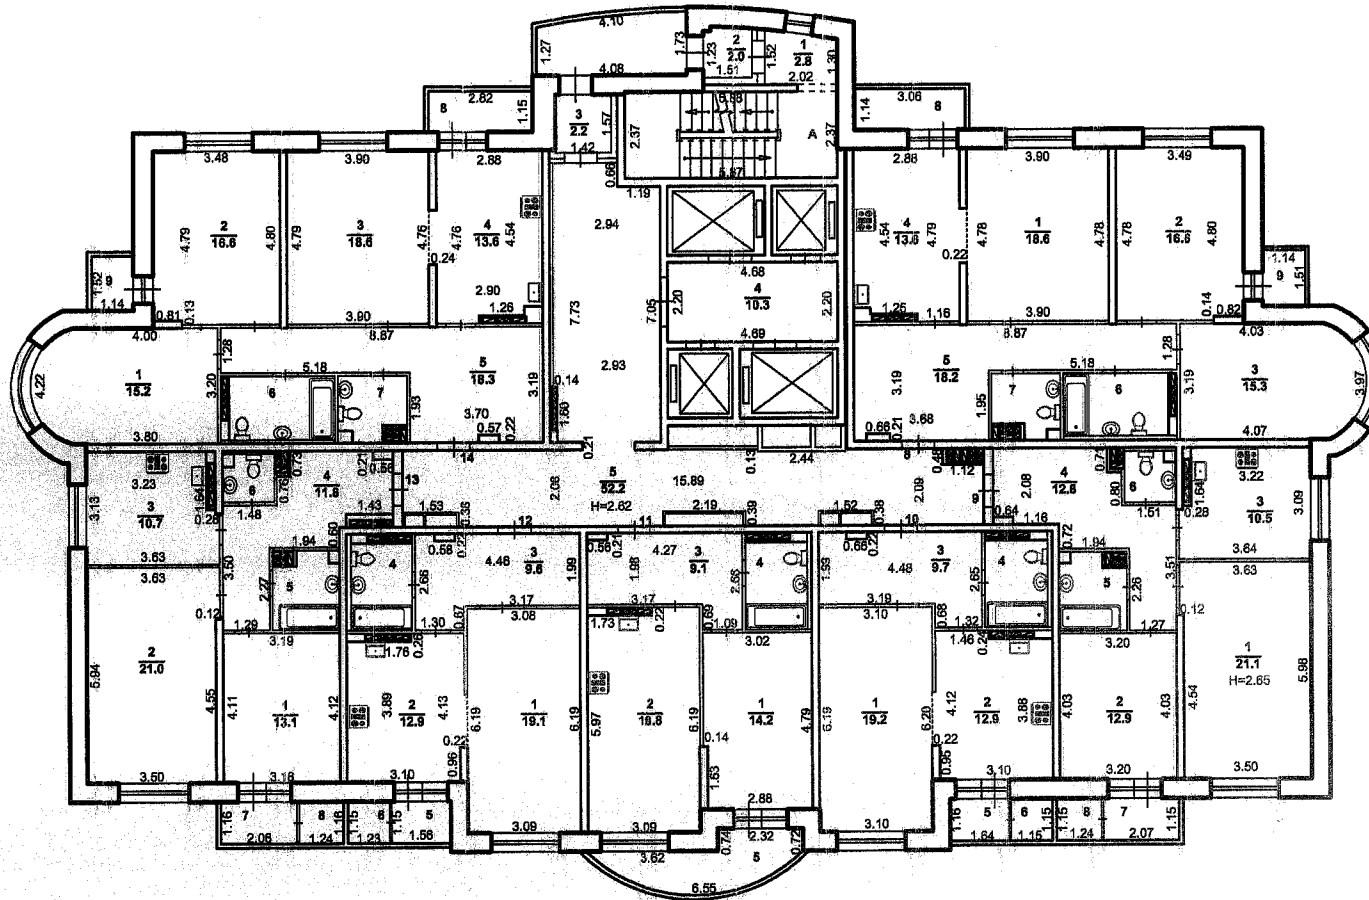


План 4 этажа здания
г.Екатеринбург
переулок Переходный, дом 9 (кв.1-175)
Масштаб 1:200

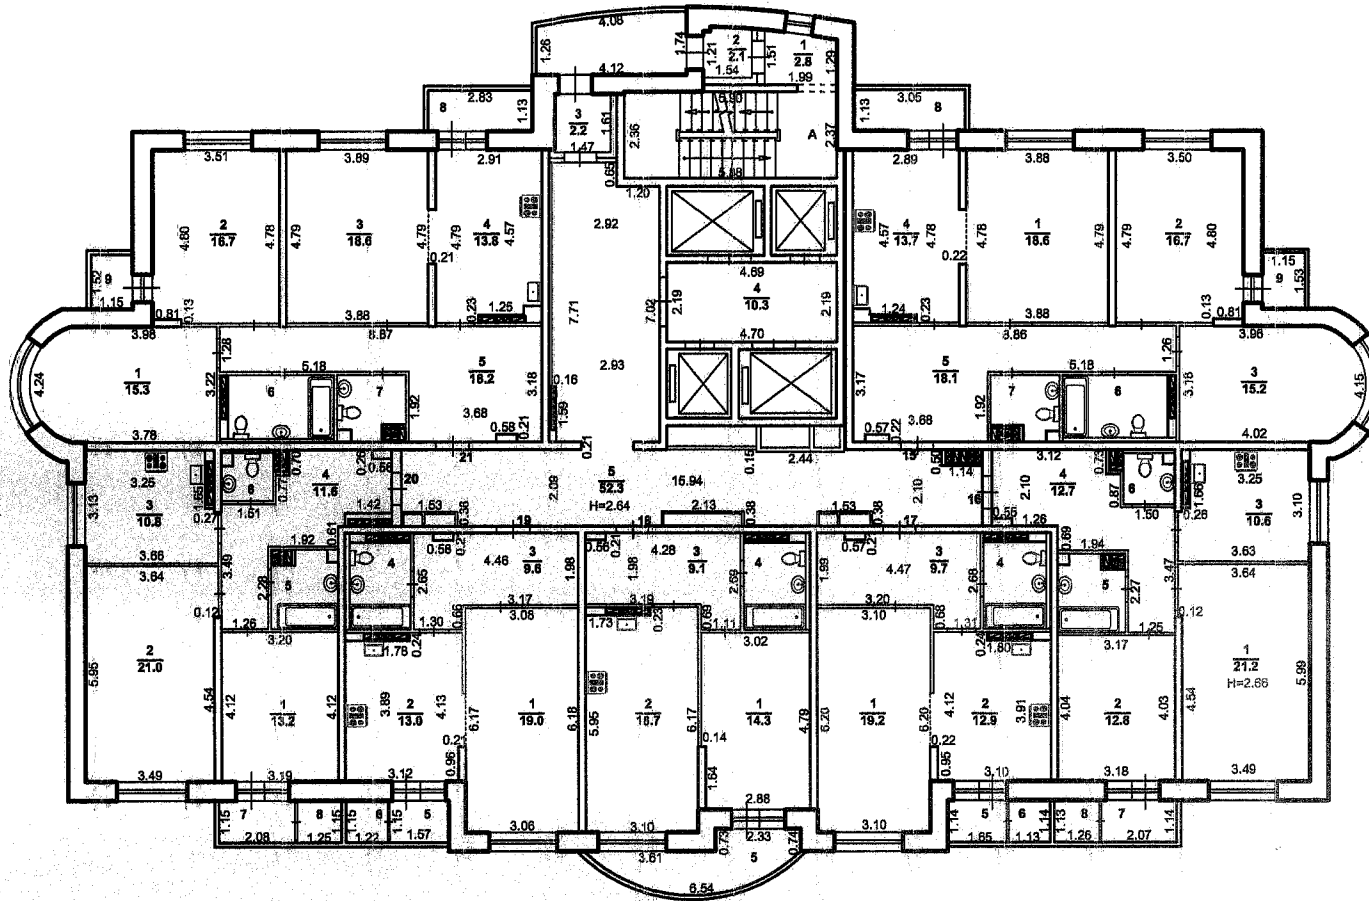


Сан.тех.оборудование указано по проекту

План 5 этажа здания
г.Екатеринбург
переулок Переходный, дом 9 (кв.1-175)
Масштаб 1:200

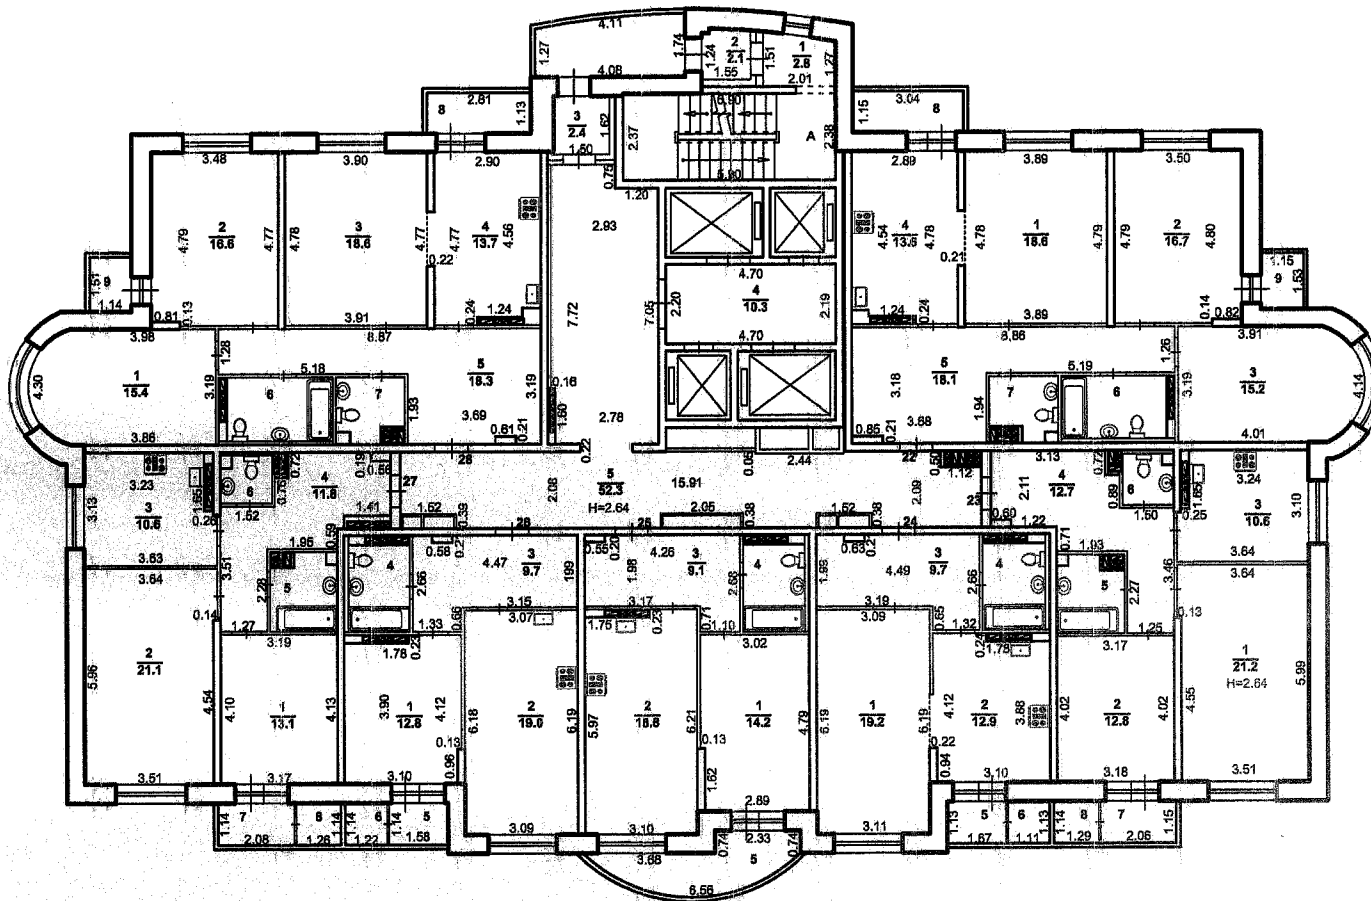


План 7 этажа здания
г.Екатеринбург
переулок Переходный, дом 9 (кв.1-175)
Масштаб 1:200

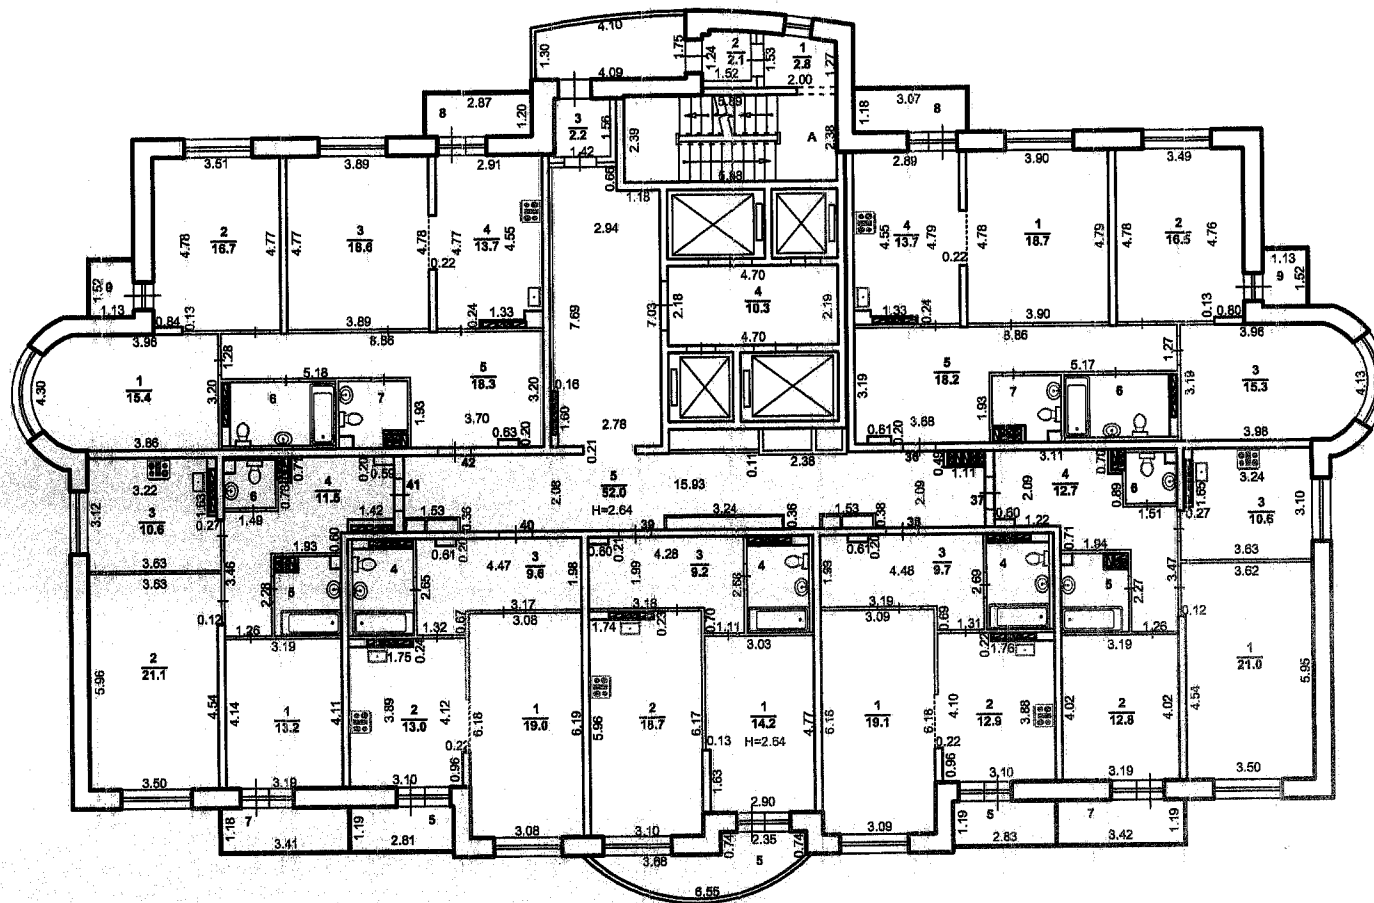


Сан.тех.оборудование указано по проекту

План 8 этажа здания
г.Екатеринбург
переулок Переходный, дом 9 (кв.1-175)
Масштаб 1:200

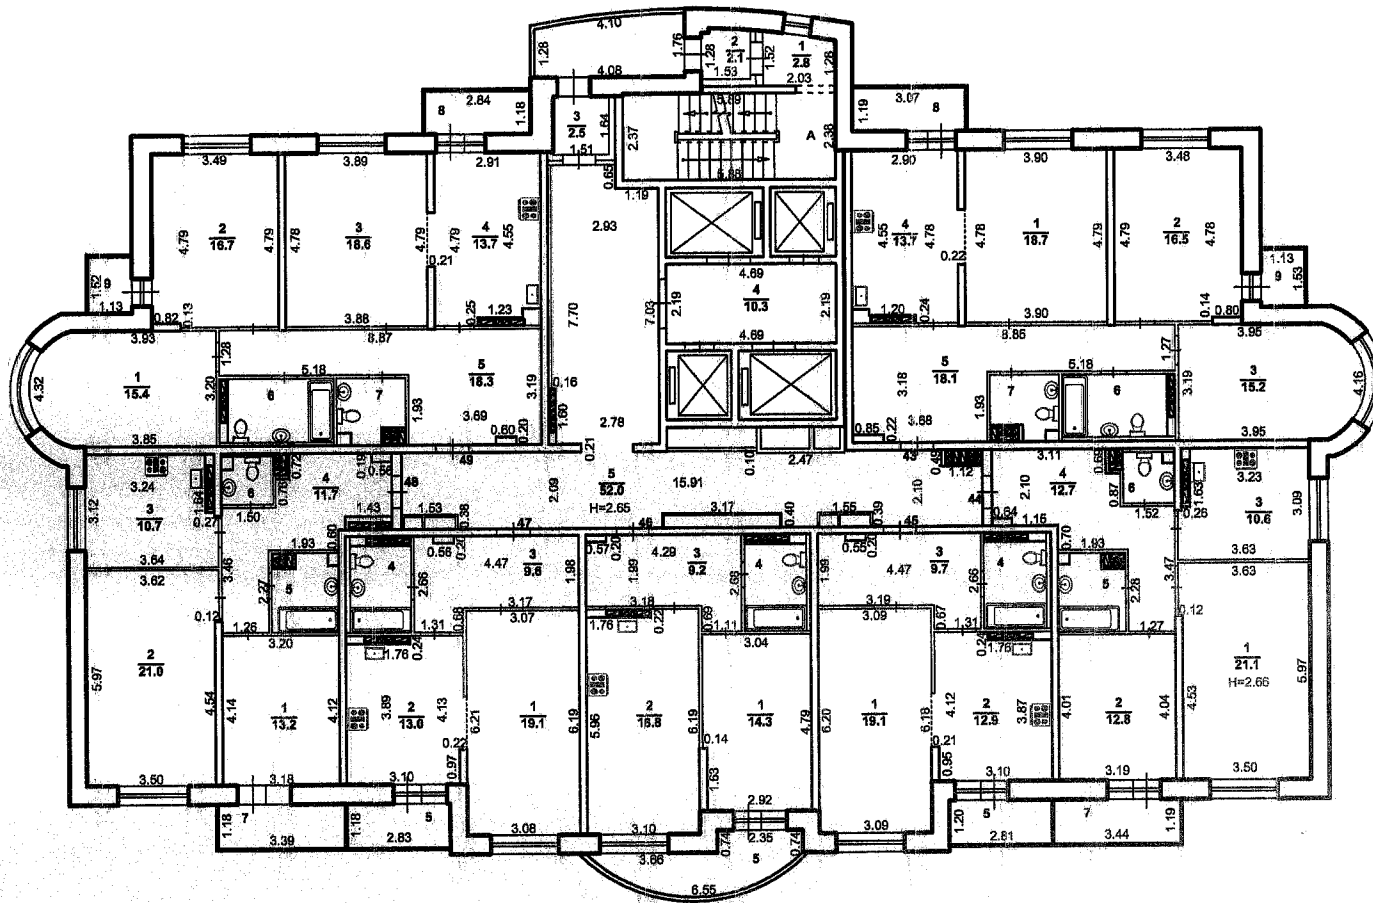


Сан.тех.оборудование указано по проекту

План 9 этажа здания
г.Екатеринбург
переулок Переходный, дом 9 (кв.1-175)
Масштаб 1:200

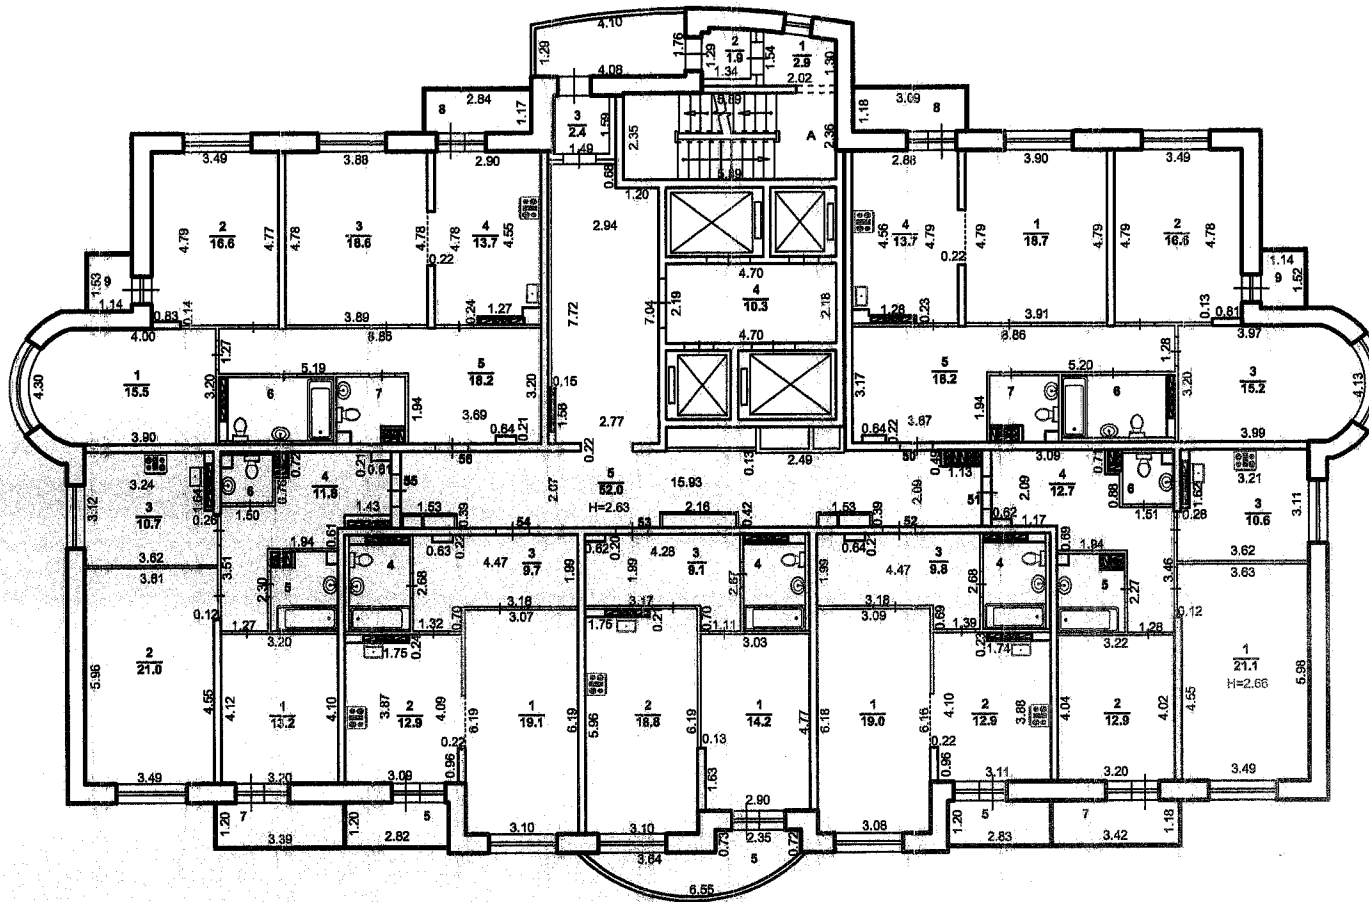


План 11 этажа здания
г.Екатеринбург
переулок Переходный, дом 9 (кв.1-175)
Масштаб 1:200

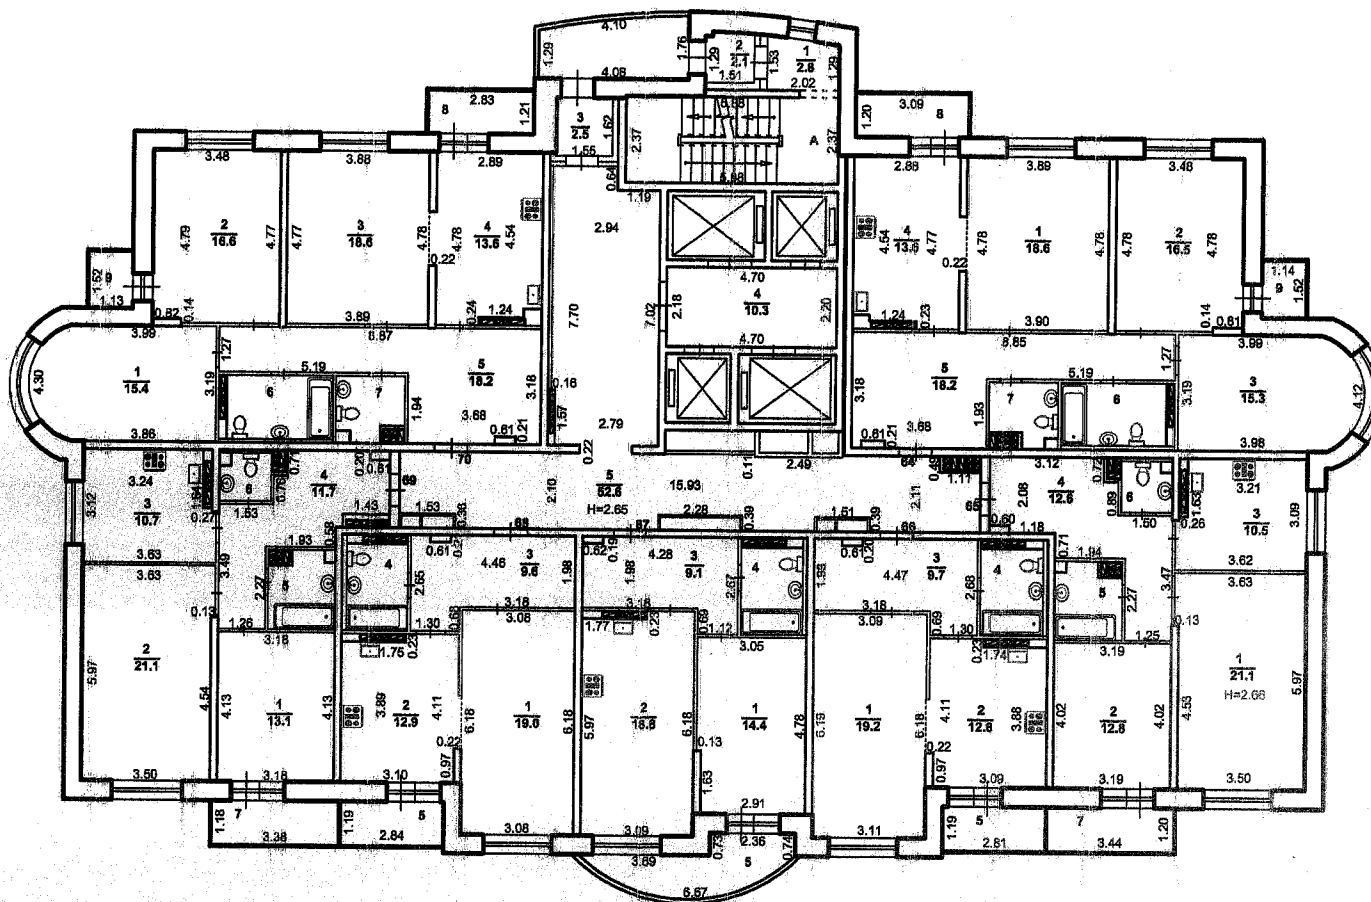


Сан.тех.оборудование указано по проекту

План 12 этажа здания
г.Екатеринбург
переулок Переходный, дом 9 (кв.1-175)
Масштаб 1:200

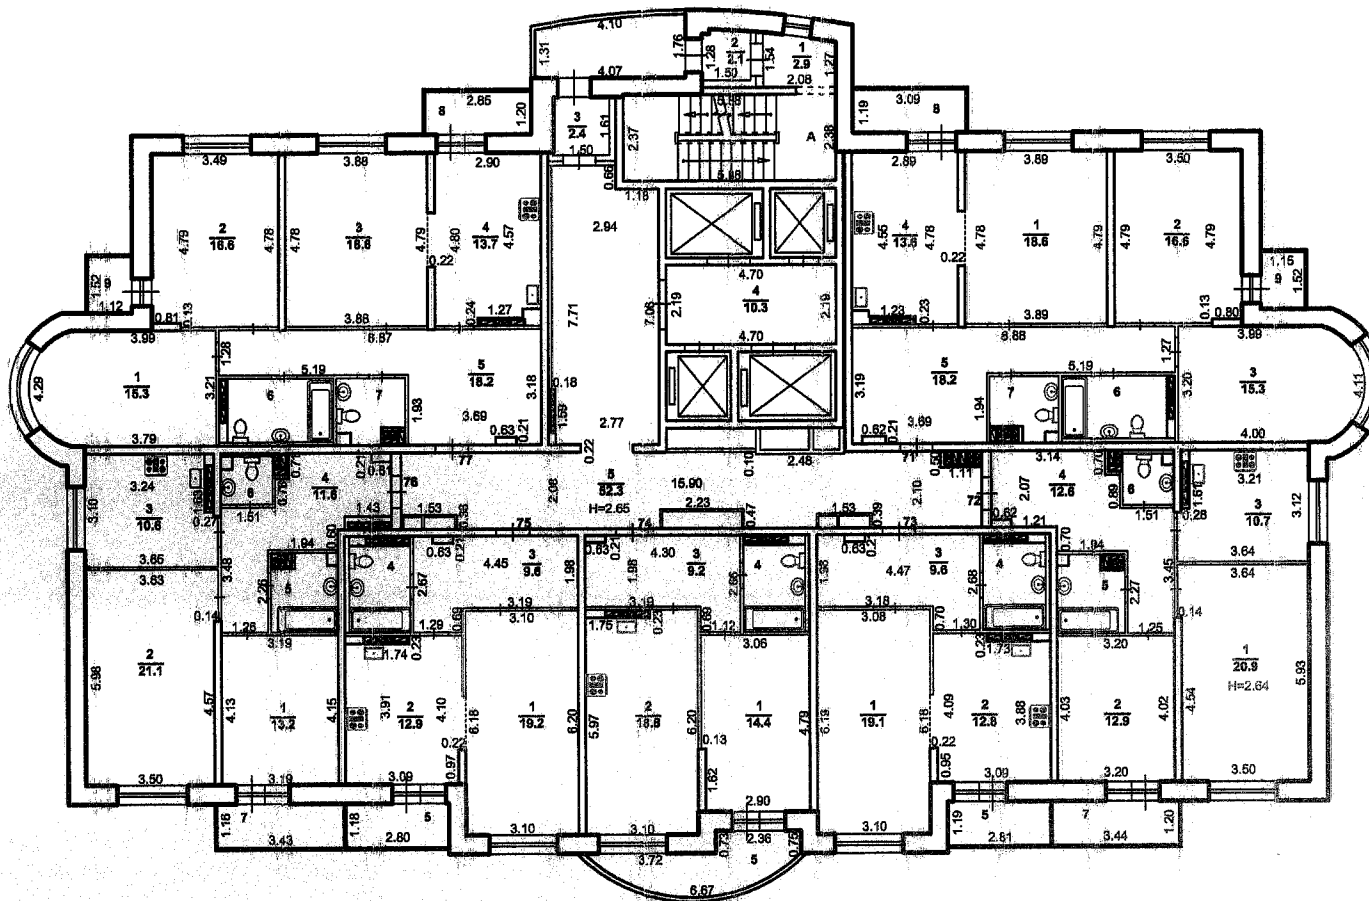


Сан.тех.оборудование указано по проекту

План 13 этажа здания
г.Екатеринбург
переулок Переходный, дом 9 (кв.1-175)
Масштаб 1:200

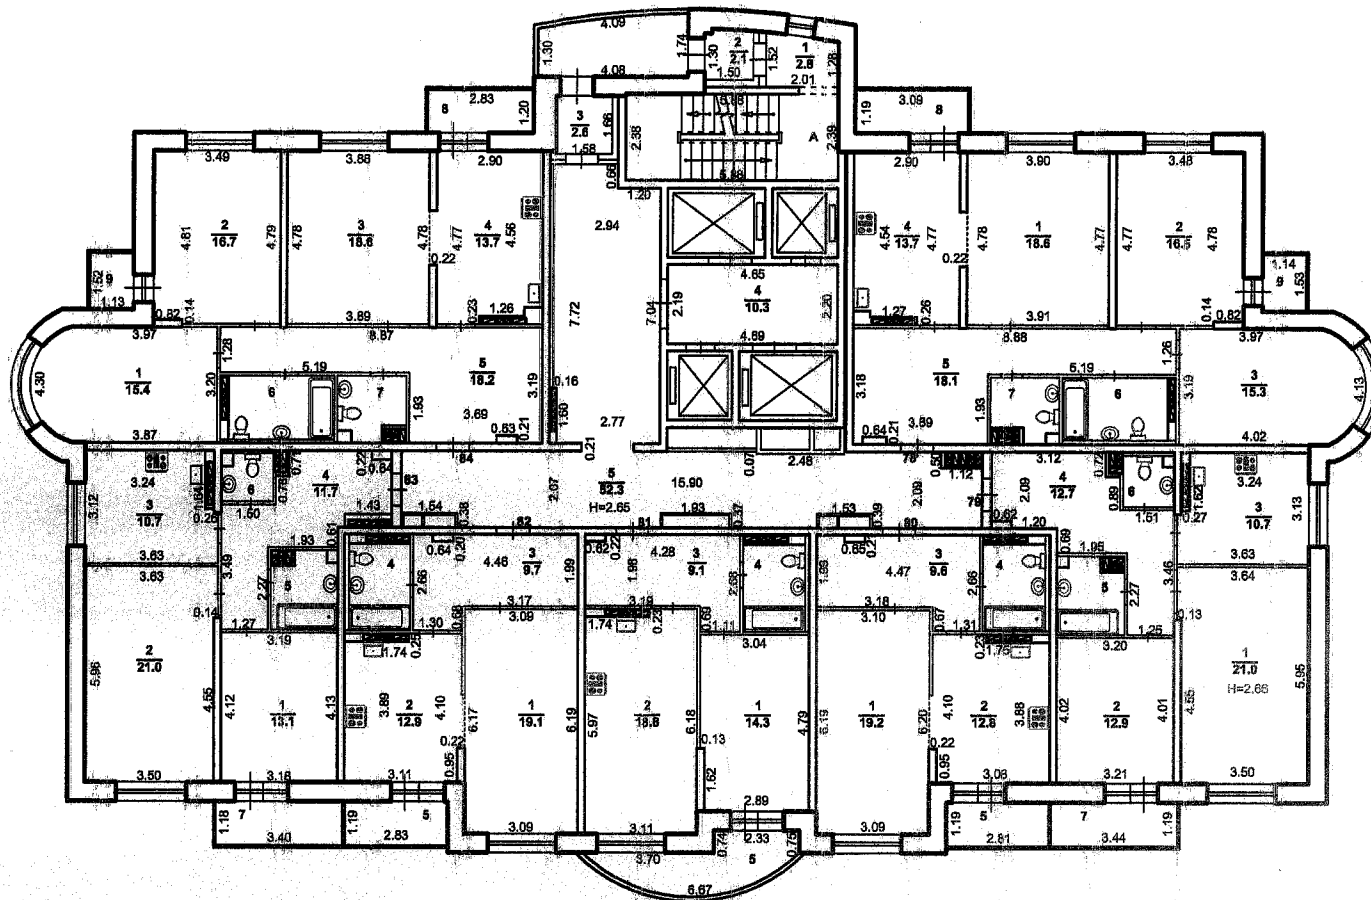


Сан.тех.оборудование указано по проекту

План 15 этажа здания
г.Екатеринбург
переулок Переходный, дом 9 (кв.1-175)
Масштаб 1:200

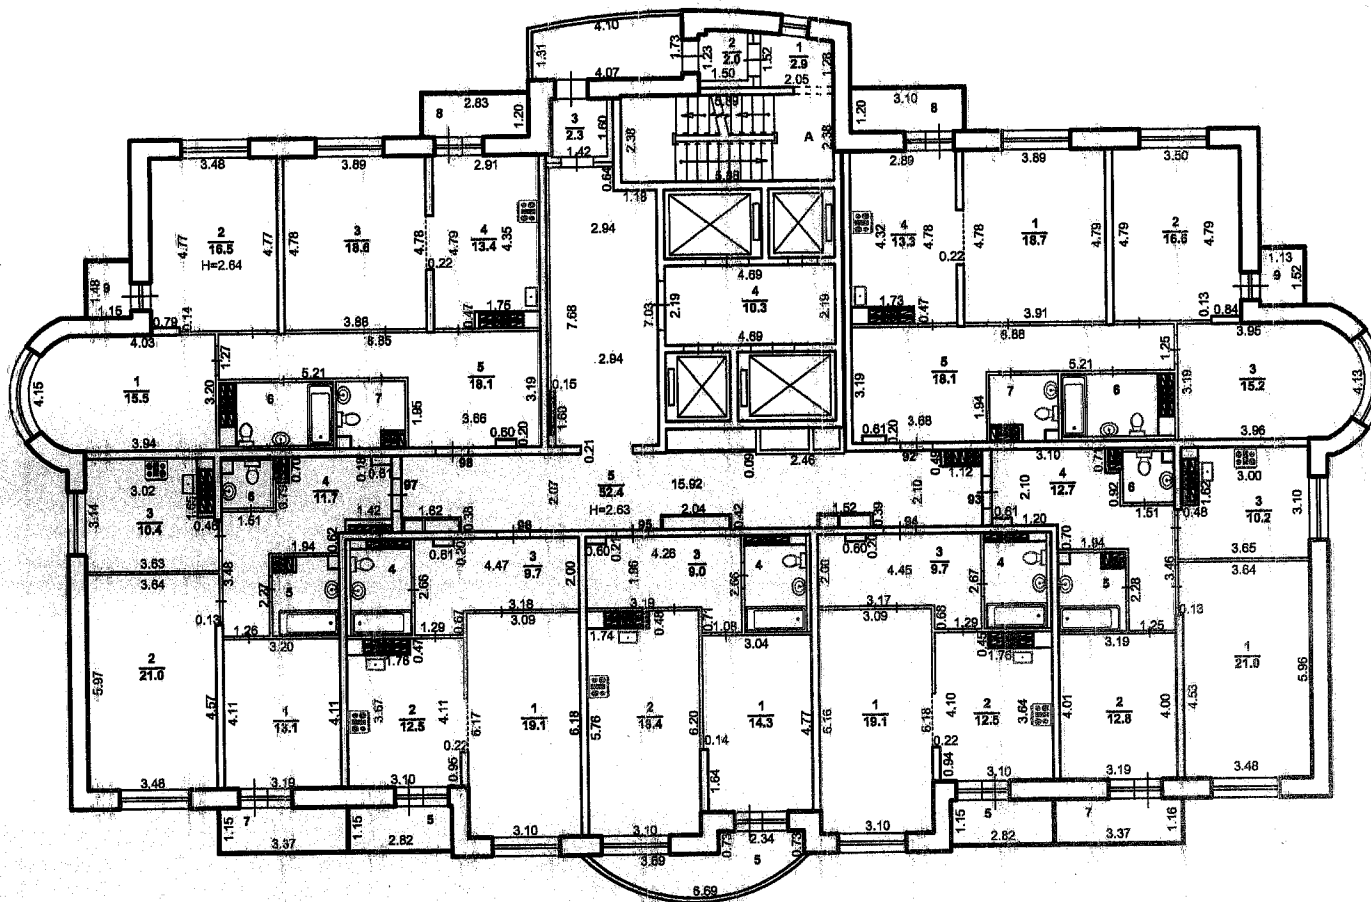


Сан.тех.оборудование указано по проекту

План 16 этажа здания
г. Екатеринбург
переулок Переходный, дом 9 (кв. 1-175)
Масштаб 1:200

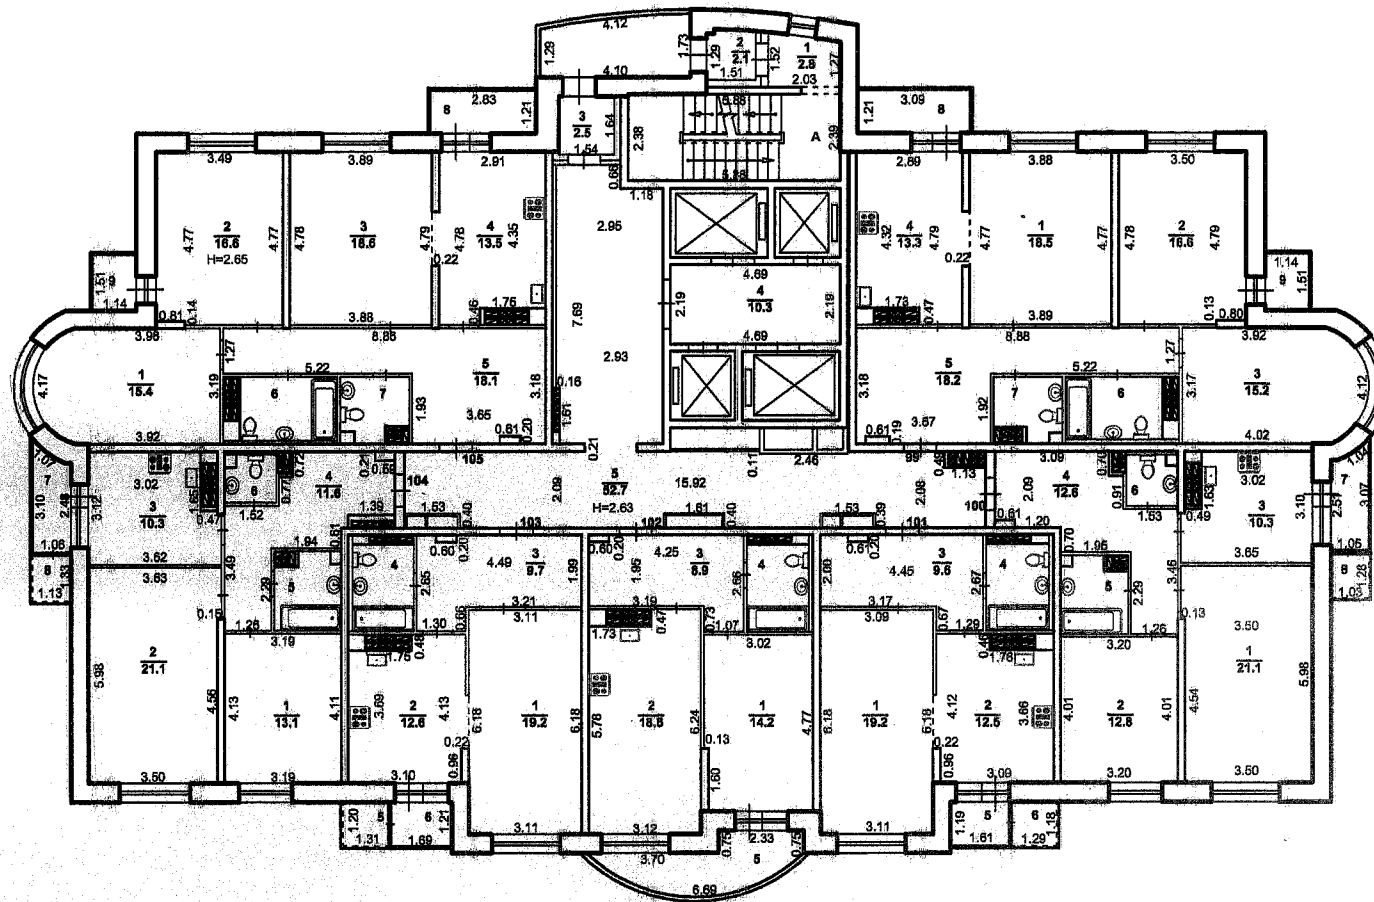


Сан.тех.оборудование указано по проекту

План 18 этажа здания
г.Екатеринбург
переулок Переходный, дом 9 (кв.1-175)
Масштаб 1:200

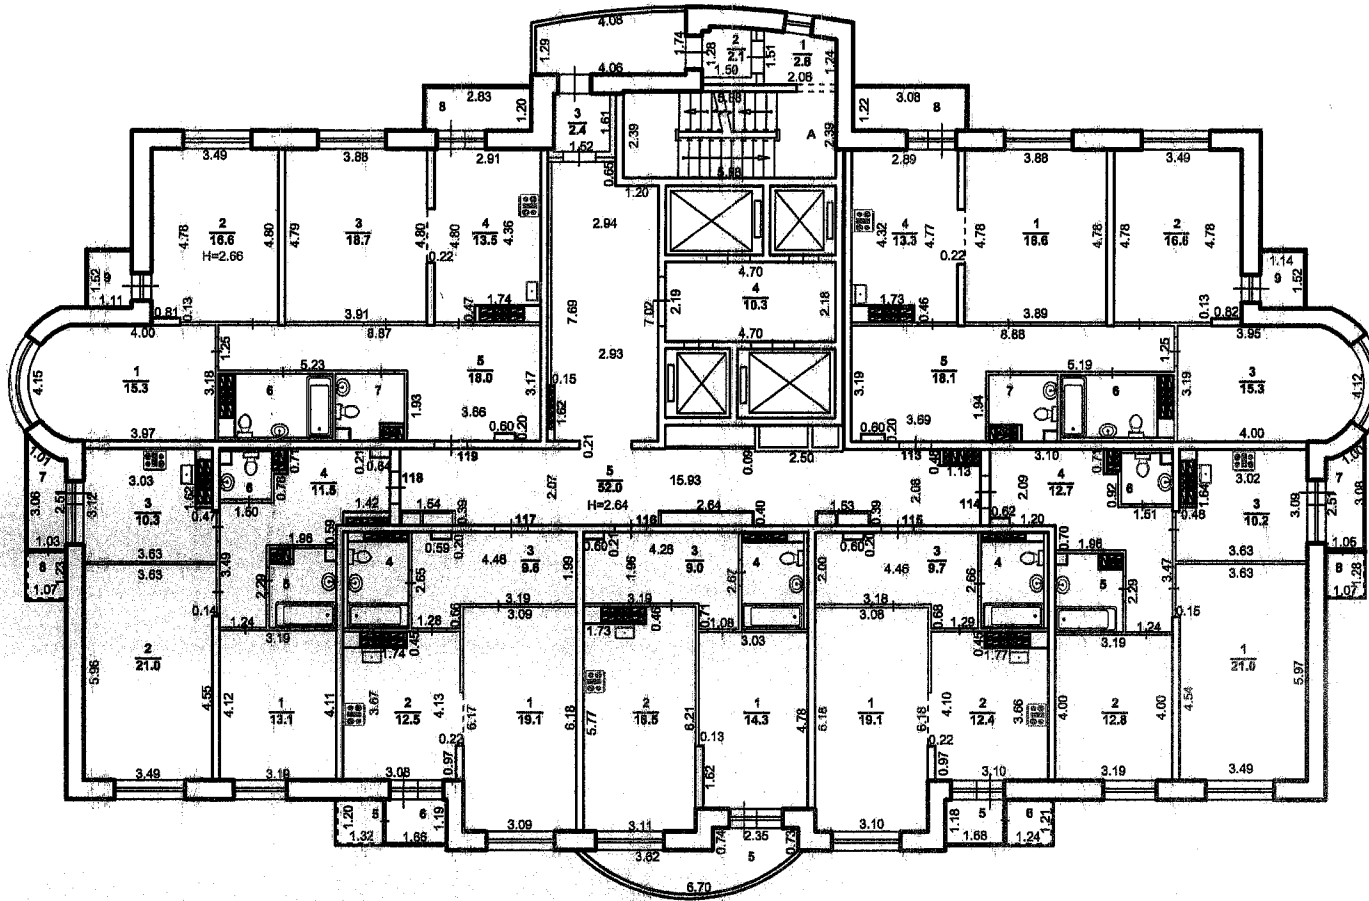


Сан.тех.оборудование указано по проекту

План 19 этажа здания
г.Екатеринбург
переулок Переходный, дом 9 (кв.1-175)
Масштаб 1:200

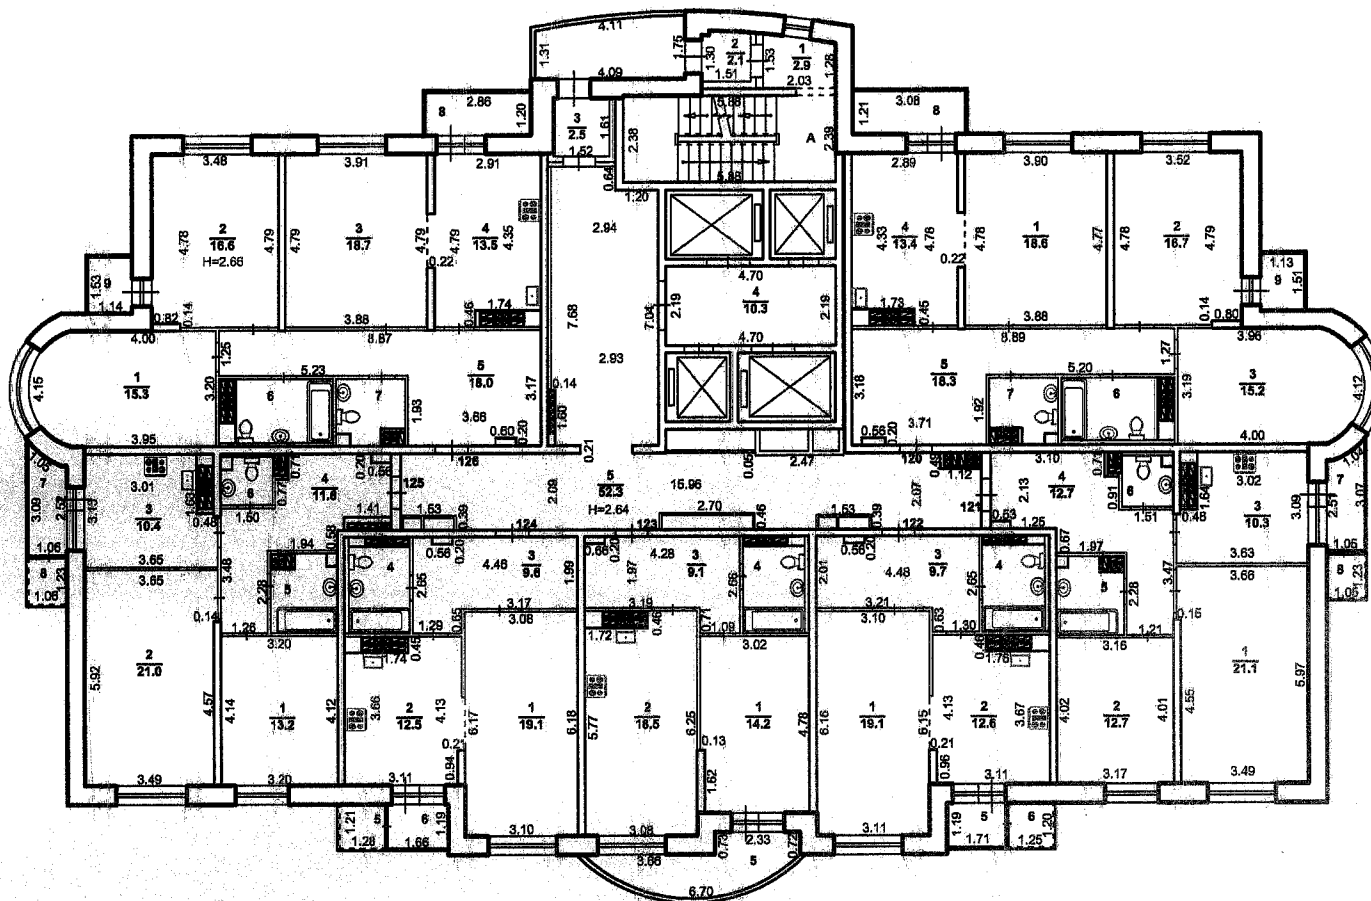


Сан.тех.оборудование указано по проекту

План 20 этажа здания
г.Екатеринбург
переулок Переходный, дом 9 (кв.1-175)
Масштаб 1:200

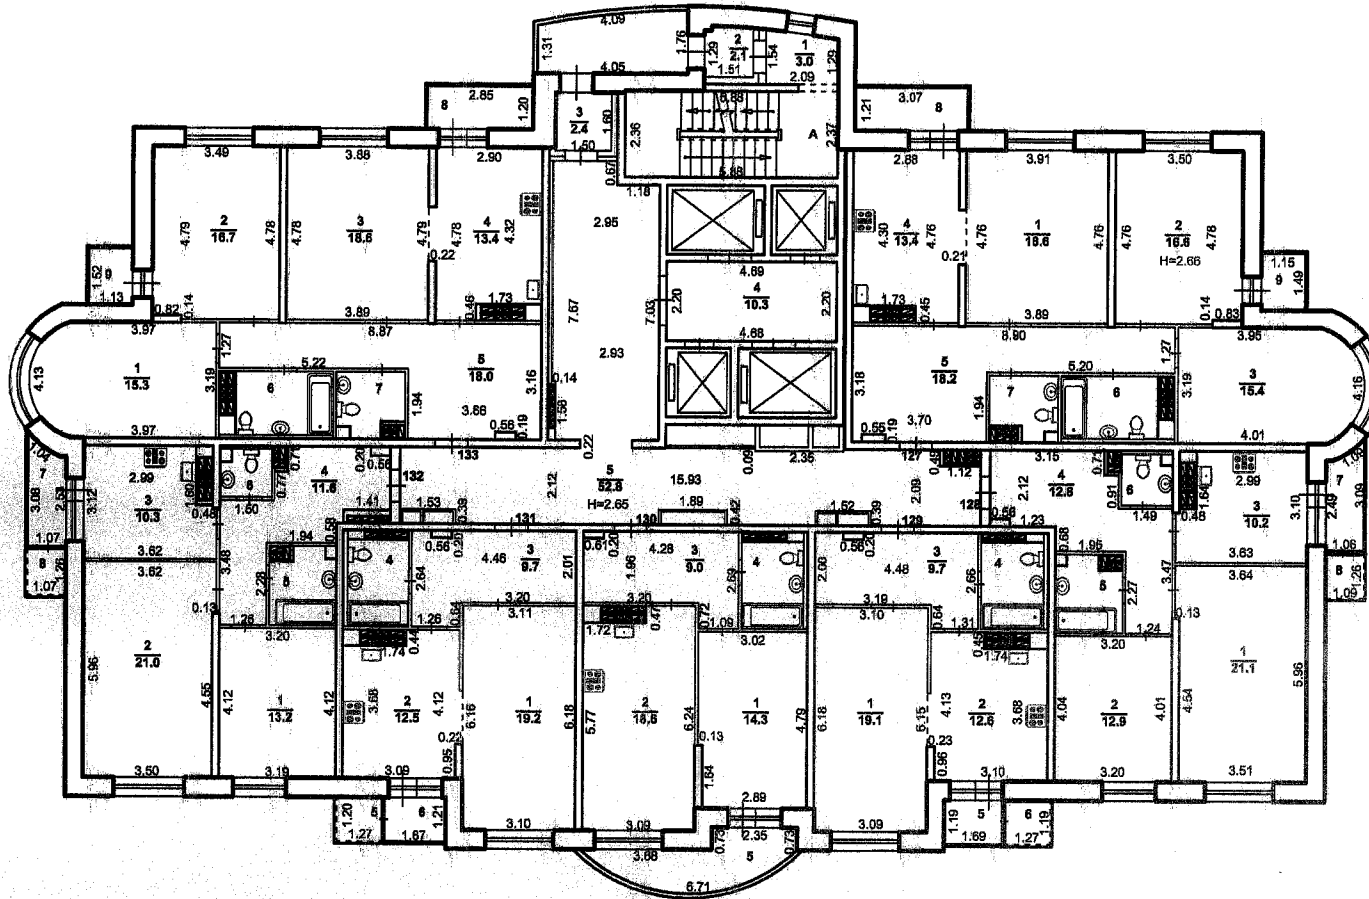


Сан.тех.оборудование указано по проекту

План 21 этажа здания
г.Екатеринбург
переулок Переходный, дом 9 (кв.1-175)
Масштаб 1:200

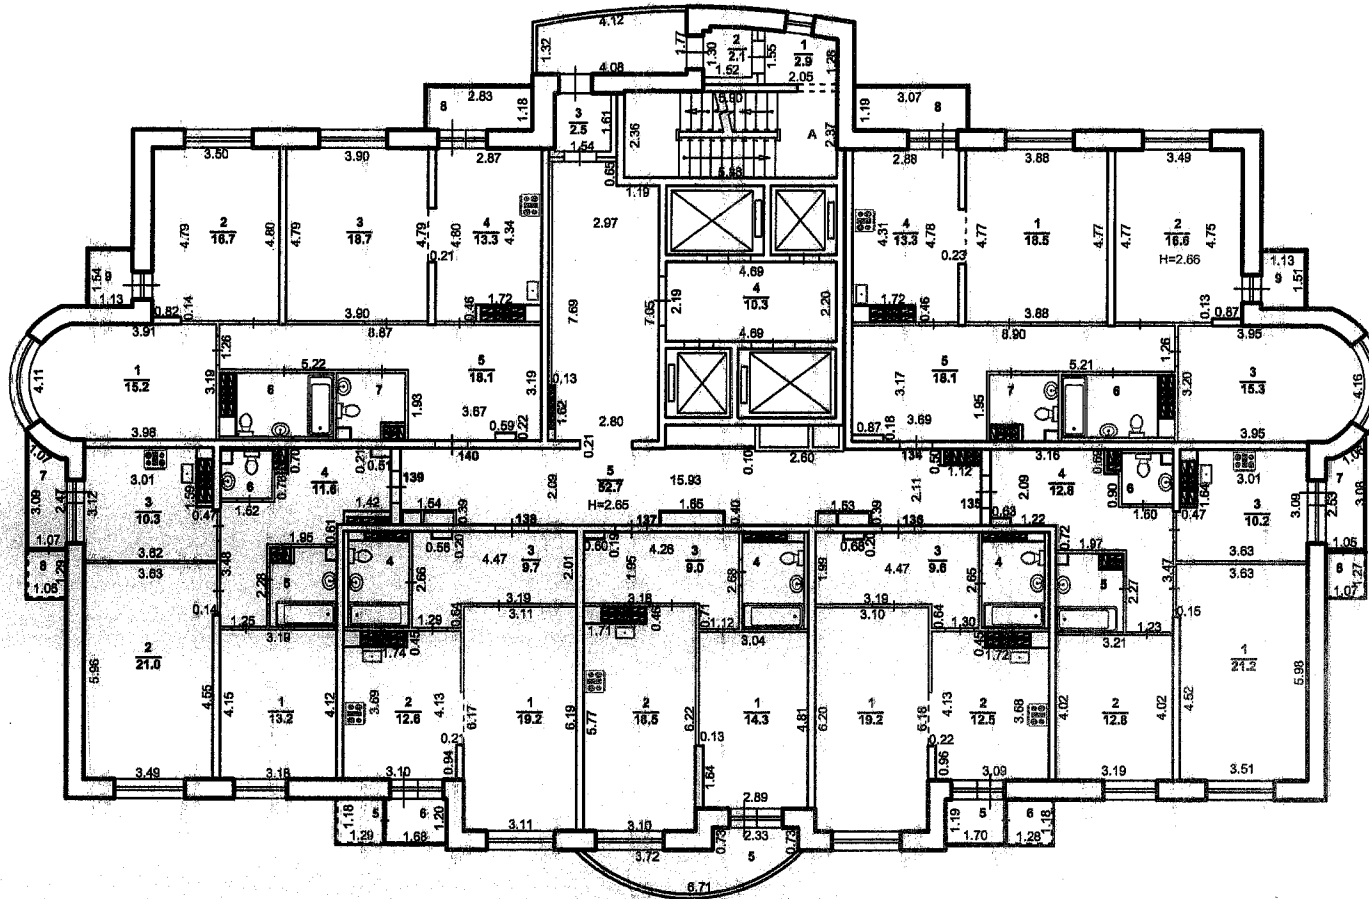


Сан.тех.оборудование указано по проекту

План 22 этажа здания
г.Екатеринбург
переулок Переходный, дом 9 (кв.1-175)
Масштаб 1:200

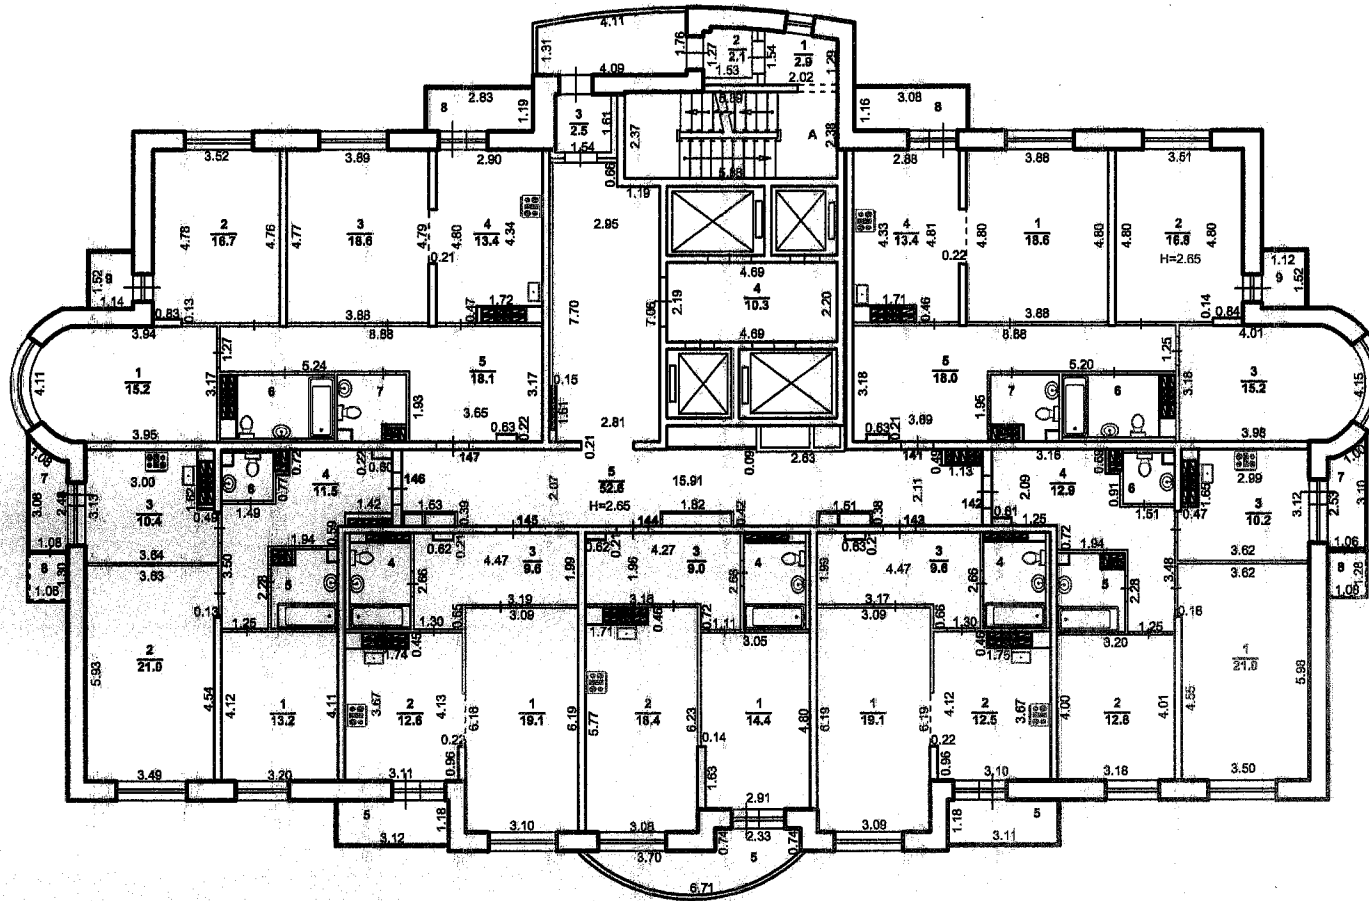


Сан.тех.оборудование указано по проекту

План 23 этажа здания
г.Екатеринбург
переулок Переходный, дом 9 (кв.1-175)
Масштаб 1:200

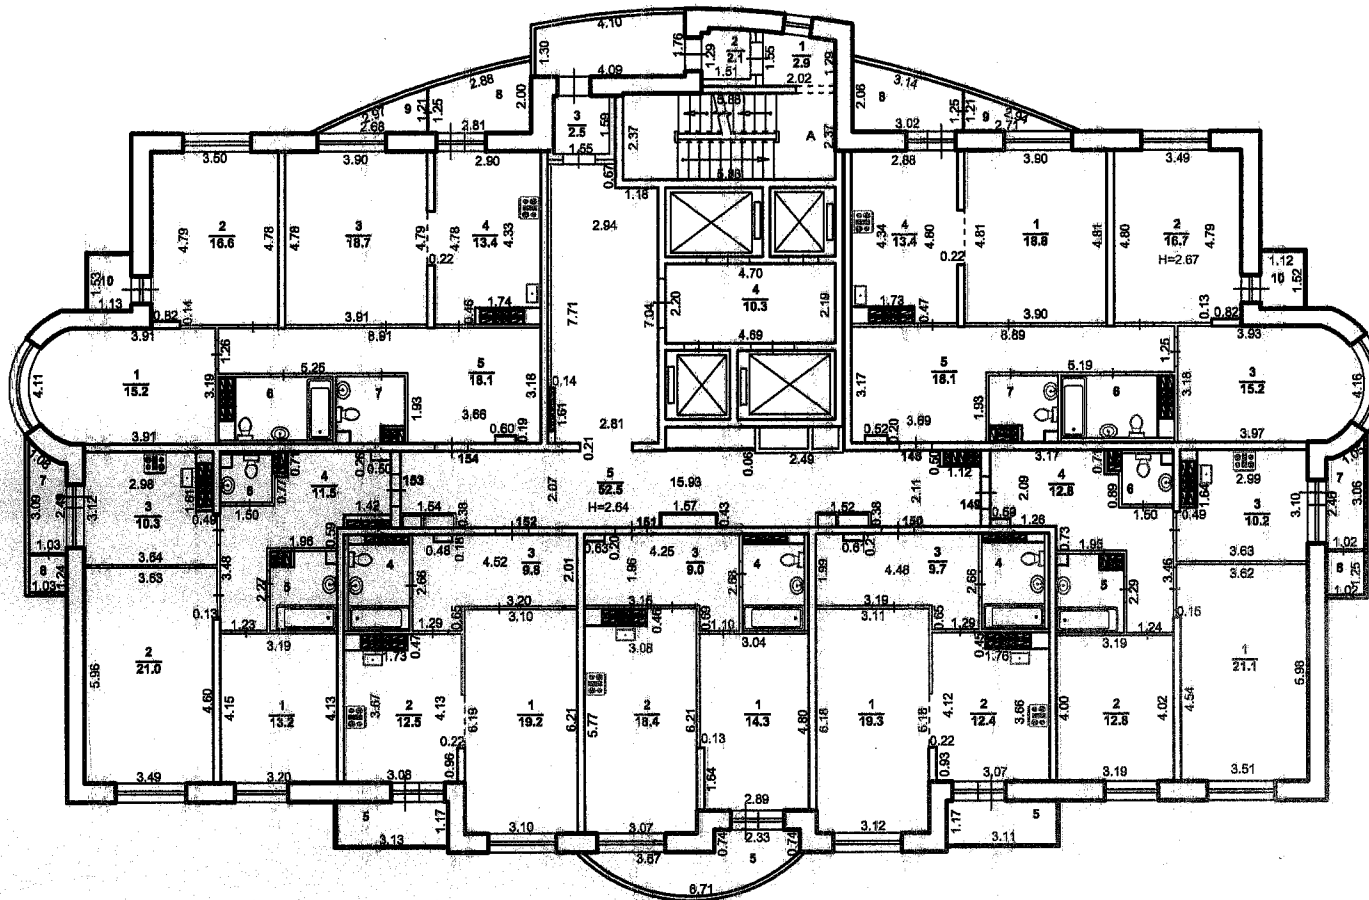


Сан.тех.оборудование указано по проекту

План 24 этажа здания
г.Екатеринбург
переулок Переходный, дом 9 (кв.1-175)
Масштаб 1:200

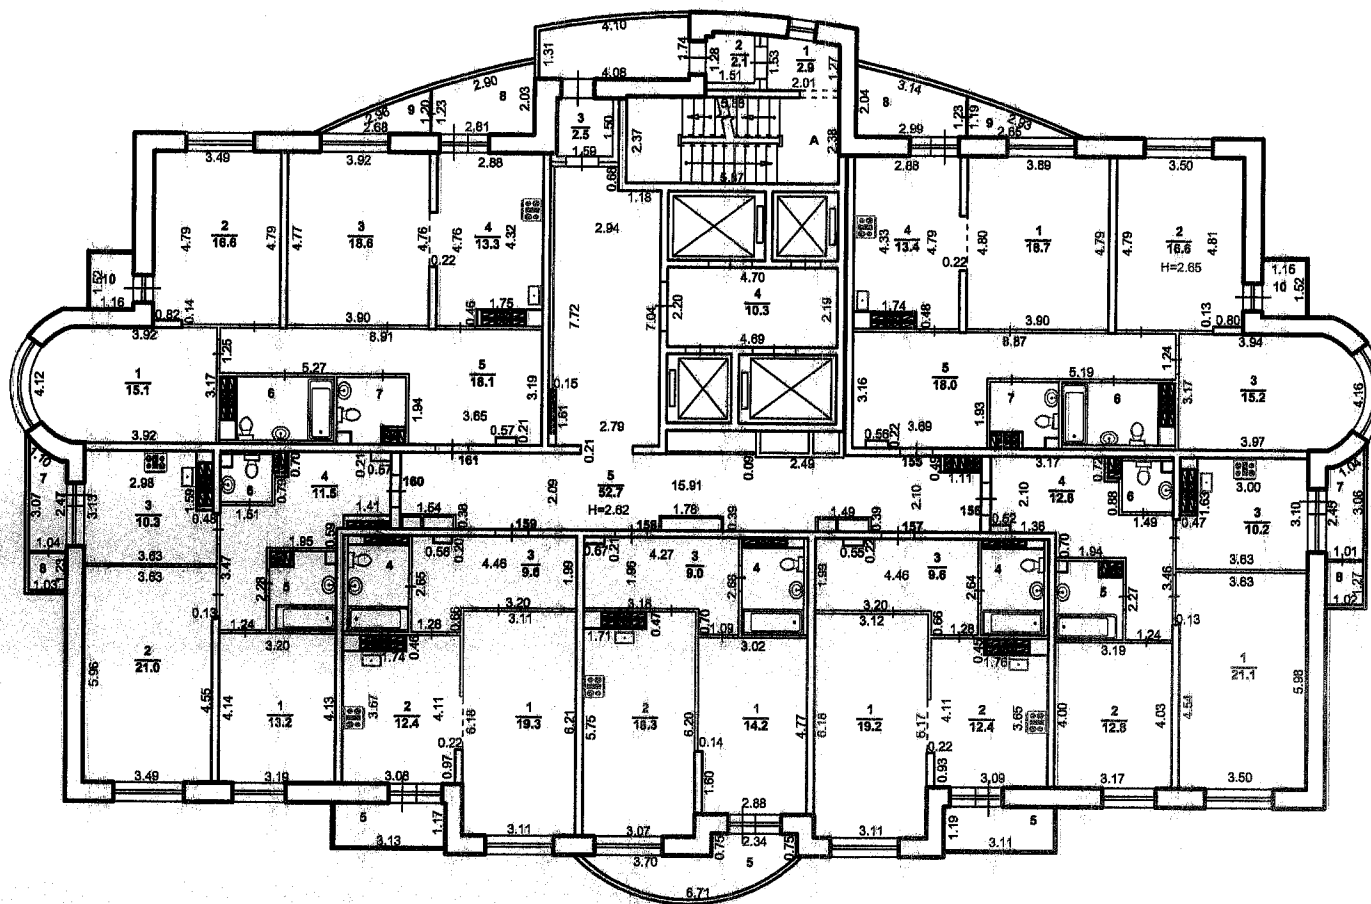


Сан.тех.оборудование указано по проекту

План 25 этажа здания
г. Екатеринбург
переулок Переходный, дом 9 (кв. 1-175)
Масштаб 1:200

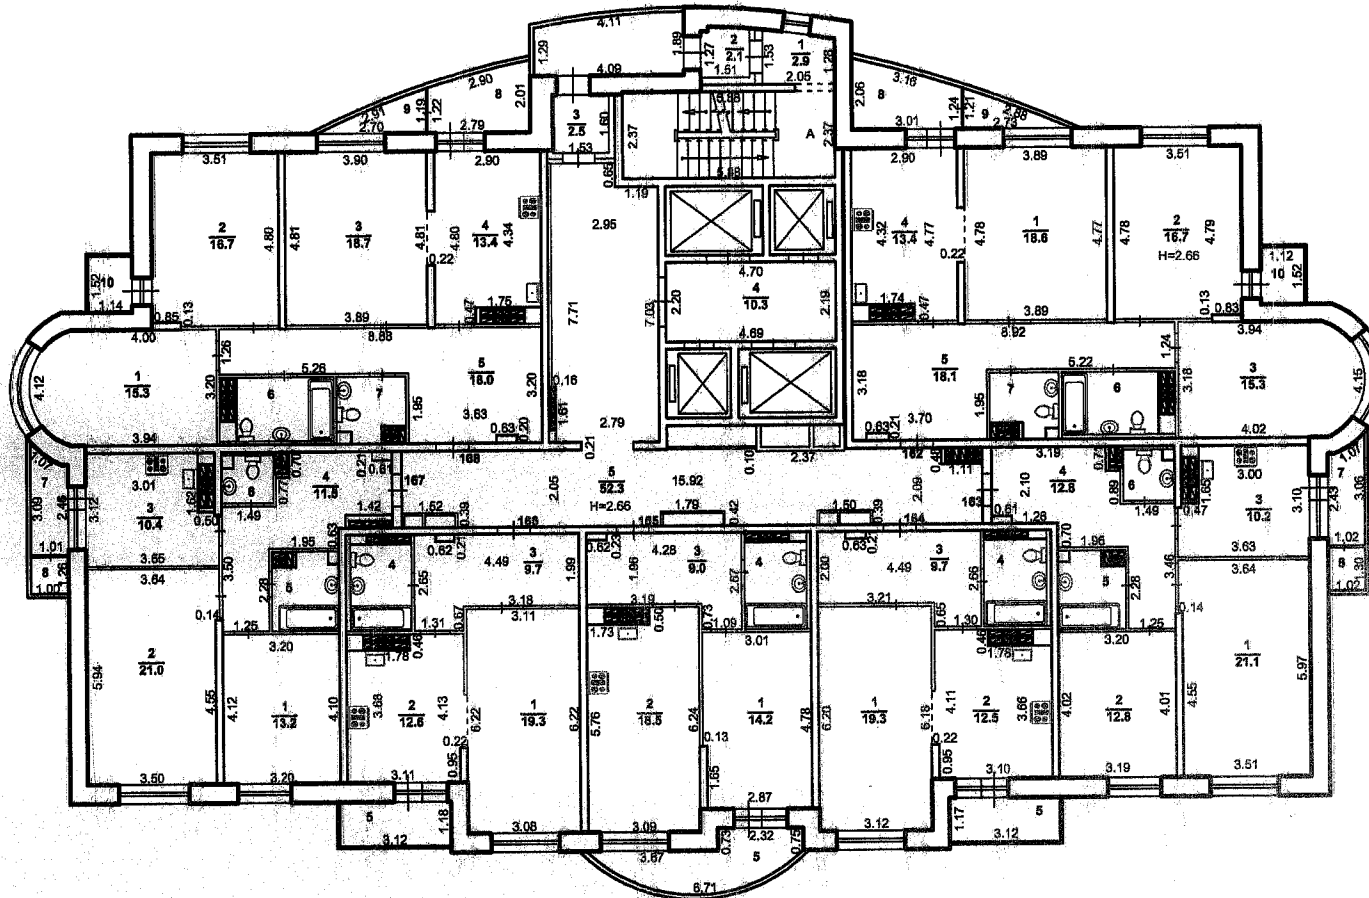

План чердака здания
г.Екатеринбург
переулок Переходный, дом 9 (кв.1-175)
Масштаб 1:200

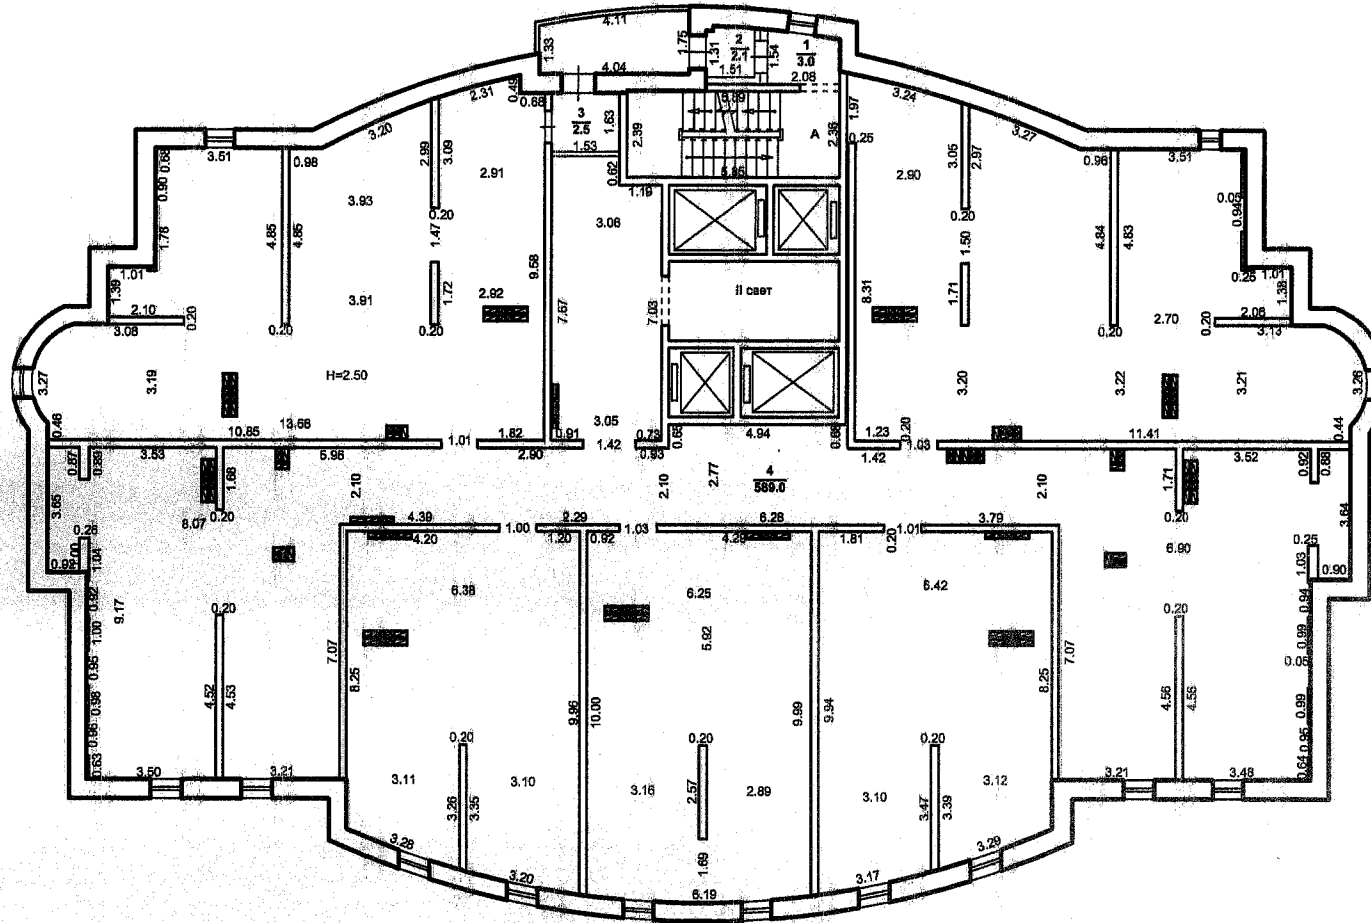

План кровли здания
г.Екатеринбург
переулок Переходный, дом 9 (кв.1-175)
Масштаб 1:200

